
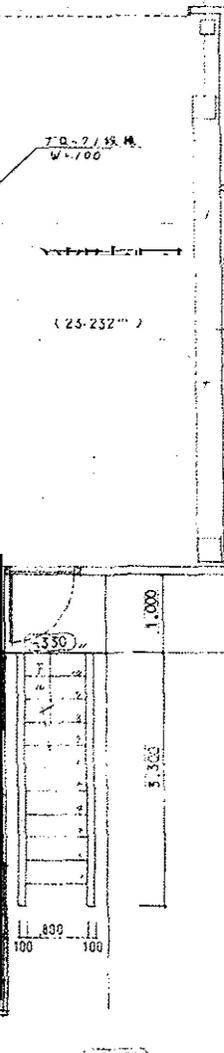
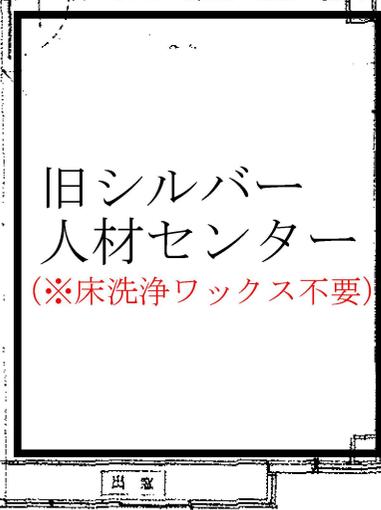
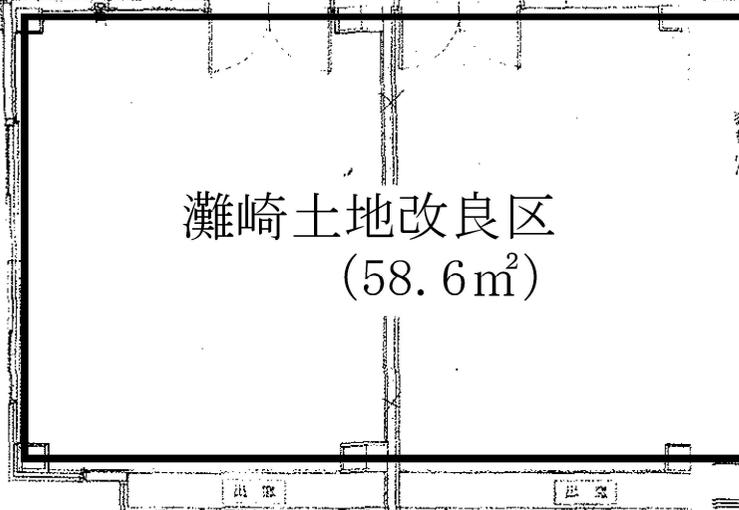


# 旧コミュニティ消防センター 1F

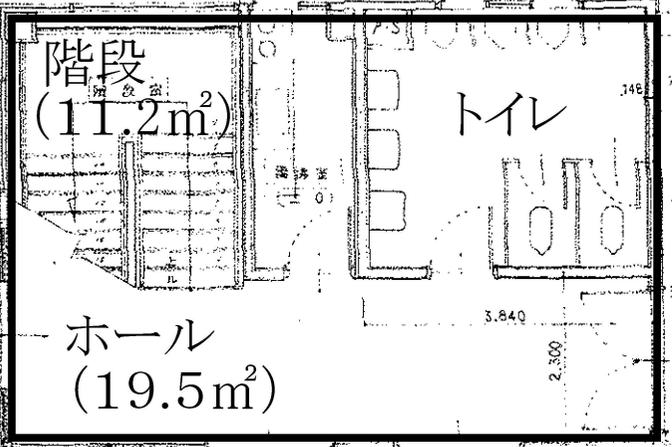

工事名	新築工事設計図		
図面	1階平面詳細図	図番	12
縮尺	1/50	年月日	1. 8 2024
1級建築士事務所 登録第1850号 俣野設計事務所 〒501-8525 岐阜県岐阜市津島 1-1-25			

1級建築士 俣野 誠 二  
#681514


1階平面詳細図  
S = 1/50

①  
②  
③  
④  
⑤

旧コミュニティ消防センター 2F

4.500

3.000

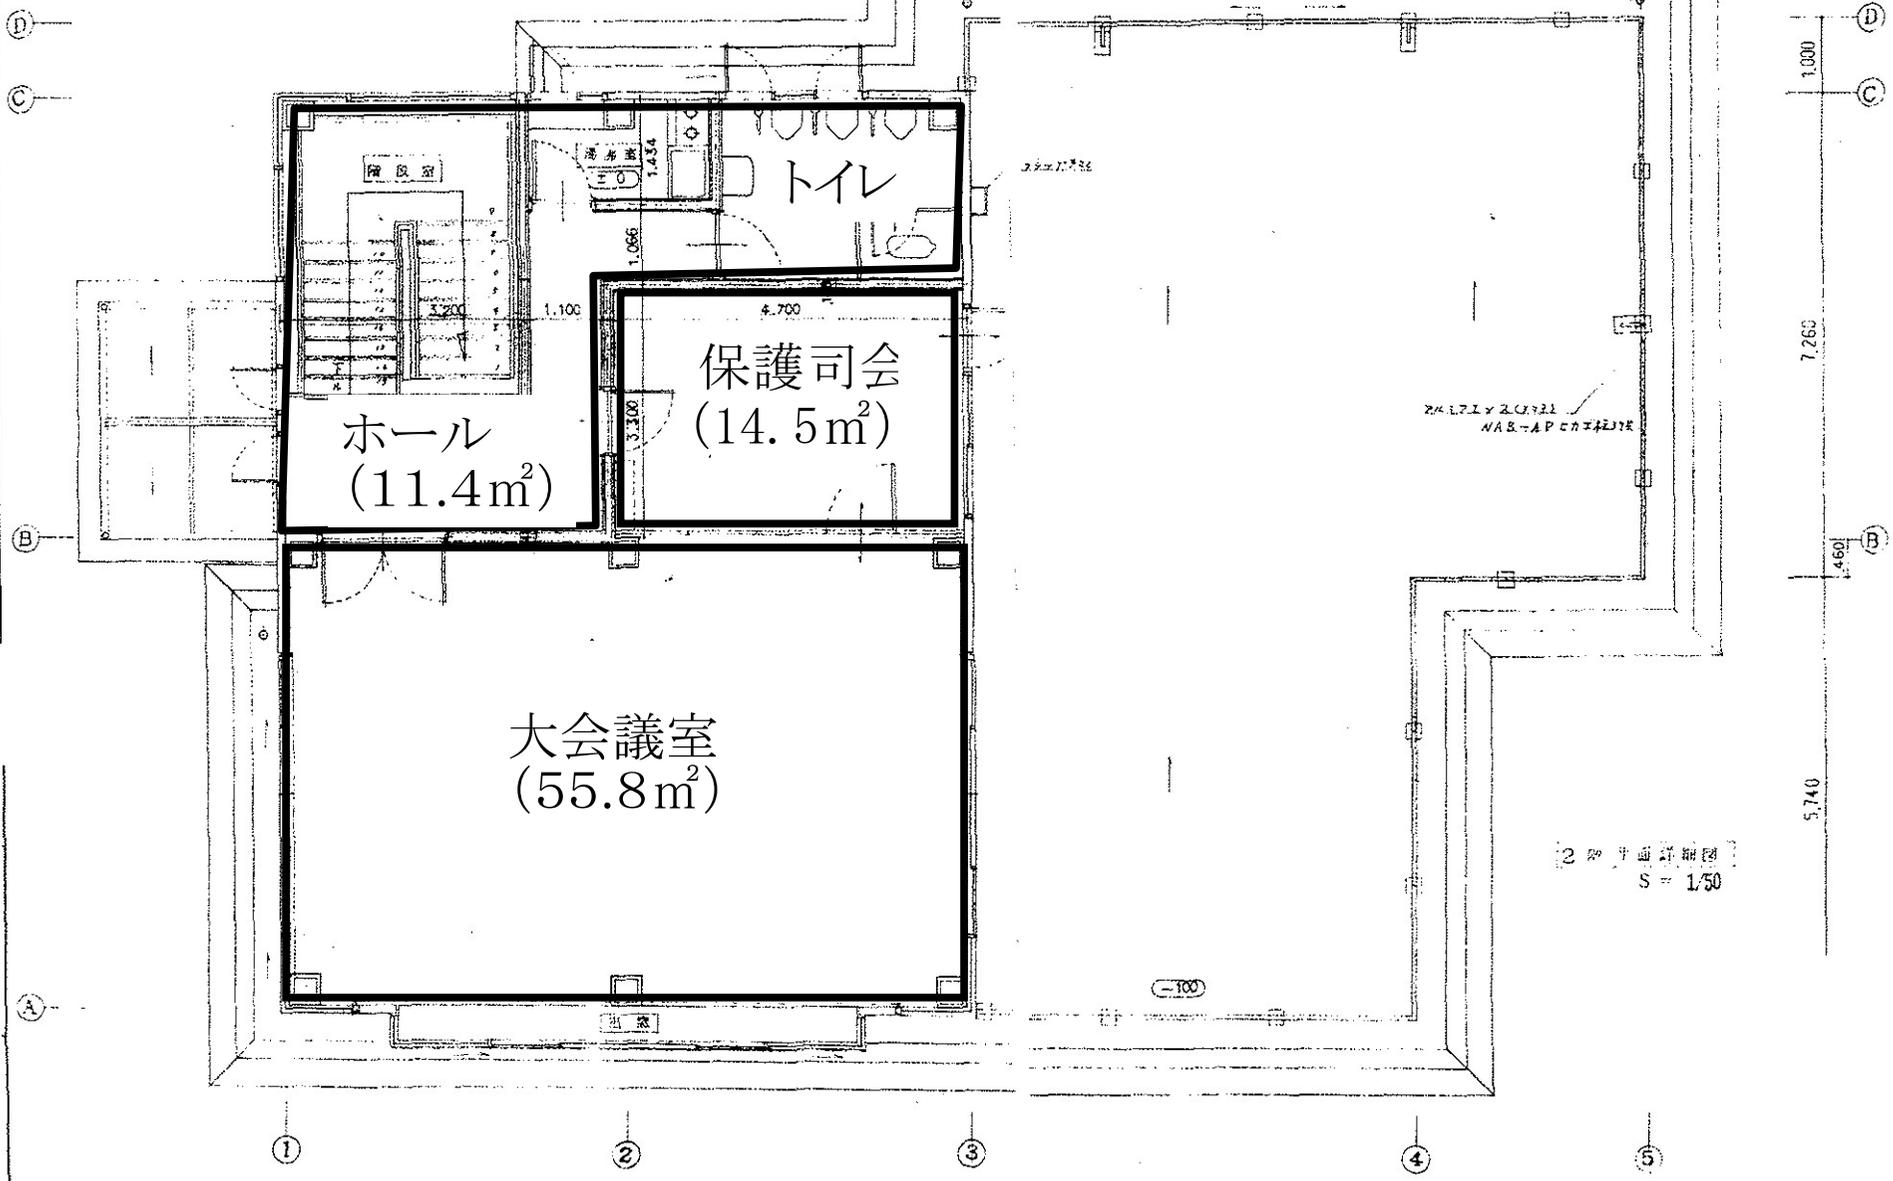

ホール  
(11.4m<sup>2</sup>)

保護司会  
(14.5m<sup>2</sup>)

大会議室  
(55.8m<sup>2</sup>)

トイレ

階段室

2階平面詳細図  
S = 1/50