


令和 7 年度

北ふれあいセンター非常用発電設備・制御盤更新修繕

図面No.	図 面 名 称	縮 尺
E / 01	表紙・図面リスト	NON
E / 02	配置図・附近見取図	1/500・1/2500
E / 03	1階 電気設備平面図	1/200
E / 04	更新部品リスト	NON

工事名				北ふれあいセンター非常用発電設備・制御盤更新修繕		No.			
図面名				表紙・図面リスト		縮尺		E-01	
岡山市				都市整備局		住宅・建築部		公共建築課	
				令和 年 月					
課長		課長補佐		係長		課員		担当者	
								承認	
								検図	
								製図	

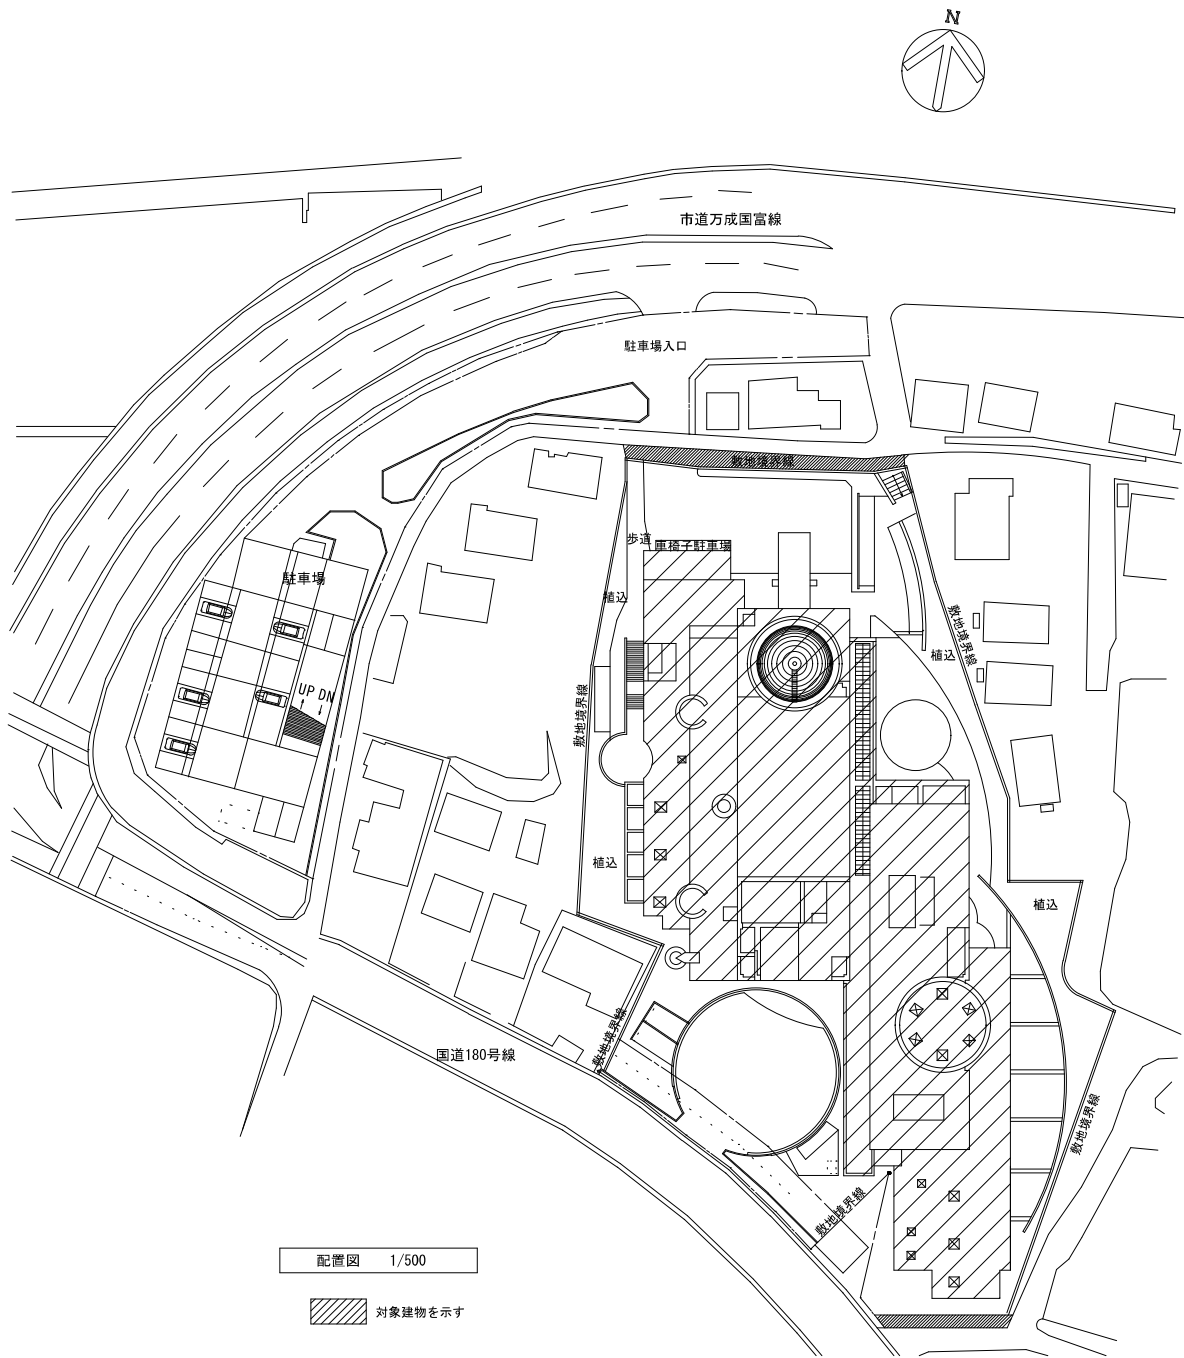

附近見取図 1/2500

工事名	北ふれあいセンター非常用発電設備・制御盤更新修繕				No.			
図面名	配置図・附近見取図				縮尺	1/500, 1/2500	E-02	
岡山市		都市整備局	住宅・建築部	公共建築課	令和 年 月			
課長	課長補佐	係長	課員	担当	承認	検図	製図	

項目	交換部品名	交換前 品番・仕様	交換後 品番（参考）・仕様	数量	備考欄	項目	交換部品名	交換前 品番・仕様	交換後 品番（参考）・仕様	数量	備考欄
1	真空遮断器	V6AS-MLD	V6DS-MLD	1	付属ケーブル、補助リレー、ソケット共	46	力率計	PF8-CT	UVF-11M	1	
2	自動電圧調整器	VZKUS-6AS	VZDUX-1AS	1	取付板、リブレース用アダプタ共	47	時間計	SF0-304H	H7ET-NFV-B AC110V	1	取付板共
3	補助リレー	—	MY4	1	ソケット・金具付	48	電子式普通電力量計	SD3A	SP3PS-RS17V 110V 5A	1	
4	タイマー	—	H3CR-A8	1	ソケット・金具付	49	電流計切替スイッチ	BH-C2E	同左	1	
5	電圧設定器	NRV1-100	塞ぎ板	1	既存撤去、開口塞ぎ	50	電圧計切替スイッチ	BH-V2E	同左	1	
6	励磁用変圧器	EPT-1kA 6600:100V 1kVA	同左	1	混触防止板付き	51	切替スイッチ	BH-T1101	同左	5	
7	補助変圧器	—	TSE-05M 50VA	1		52	切替スイッチ	BH-T3008	同左	1	
8	計器用変流器	A-E6C40VA	同左	2		53	操作スイッチ	BHX-SB1101	同左	2	
9	計器用変圧器	V-E6CP 6600/110V 100VA	同左	2		54	ハンドル			10	化粧板、銘板、端子カバー共
10	補助変圧器	TSB-100MD 1kVA	同左	1		55	表示灯	TSP6	TSPA	12	
11	零相変流器	OTG-N104	同左	1		56	LED記名集合表示灯	KFE-27FR8PA2dx6r-8X	同左	1	AC/DC100V、記名板共
12	シリコン整流器	S10VB40	S10VB60	1		57	LED記名集合表示灯	KFE-27FR8PA2dx10r-8X	同左	1	AC/DC100V、記名板共
13	抵抗器	GH60W300Ω 1S	同左	1		58	押しボタンスイッチ	PSA	同左	3	
14	抵抗器	GH60W20Ω 1S	同左	3		59	PSA形押しボタンスイッチ	PSA-UR22C	同左	1	引き操作
15	過電流継電器	IC01D-AT1	NC011P-02A6101	2	定格5A	60	ベル	MSB-41	MBF-4E（DC）	1	
16	過電圧継電器	IV01D-AG1	NV011P-01A6101	1	定格110V	61	ブザー	BZ-17H（DC100V）	同左	1	
17	地絡過電流継電器	AGF-1-R2	K2GR-AV1	1		62	ドアスイッチ	AH30-EB11	AR30E0R-11B	1	ドアスイッチ支え共
18	補助リレー	—	MY4	1	ソケット・金具付	63	LED照明ユニット	FA11080	MLW-100GM-TB	1	AC100/110V 50/60Hz
19	アダプターベース	D1形	N形	3	塗装色：N1.5	64	コンセント	DC1111	DC1121W 125V 15A	1	
20	テストターミナル	XRT-1	NCT-C1	1		65	テスト端子	KTT-AW3	同左	1	
21	配線用遮断器	R50	BW50SAG-2P 10AT	1	カバーショート付	66	テスト端子	KTT-VS3	同左	1	
22	配線用遮断器	SS50	BW50RAG-2P 15AT	3	カバーショート付	67	テストプラグ	KTP-A3H	同左	1	
23	配線用遮断器	SS50	BW50RAG-3P 15AT	5	カバーショート付	68	テストプラグ	KTP-V3H	同左	1	
24	マルチ トランスデューサー	QT2C-6A-5-33	QT2-500-1Z5	1		69	接地補償用コンデンサ	形0B 6600V	NVG2-045T20	1	盤内高圧電線共
25	アナログリミッタ	ALTP-A414 AUX:AC220V	同左	1		70	ダイオード	H14H	GP10M-E3/54	1	
26	電圧リレー	LG2-AB AC100V	同左	1		71	ヒューズ	250V 2A	同左	4	
27	補助リレー	MY4	同左	13		72	ヒューズ	PC1	同左	10	
28	補助リレー	MM2XP	同左	1		73					
29	キーブリレー	G7K-412S	同左	3		74					
30	ラッチリレー	G4Q-212S	同左	1		75					
31	タイマー	PM4HS-H	H3CR-A8	9	ソケット	76					
32	タイマー	H3BF-8	H3CR-F8	2	ソケット	77					
33	フロートレスリレー	61F-GP-N	61F-LS-CP11-NRA	5	ソケット	78					
34	温度調節器	E5C2-R20P-D 0-100℃	同左	1		79					
35	電磁接触器	C11J-D	SC-0/G 1a	2		80					
36	電磁接触器	C20J	SC-4-1 1a	6		81					
37	補助接点ユニット	SZ-A11 1a1b	同左	4	取付方法：ヘッドオン	82					
38	補助接点ユニット	SZ-A22 2a2b	同左	1	取付方法：ヘッドオン	83					
39	サーマルリレー	T20J-Q	TK-5-1NH 2.8A	2		84					
40	サーマルリレー	T20J-Q	TK-5-1N 1.7A	1		85					
41	サーマルリレー	T20J-Q	TK-5-1N 2.8A	3		86					
42	電流計	RF8-A	SeF-11M	1		87					
43	電圧計	RF8-V	SeF-11M	1		88					
44	周波数計	DF8-F	FVF-11M	1		89					
45	電力計	TF8-WD	EVF-11M	1		90					

工事名	北ふれあいセンター非常用発電設備・制御盤更新修繕					No.			
図面名	更新部品リスト				版 次	—	E-04		
岡山市	都市整備局	住宅・建築部	公共建築課	令和 年 月					
課長	課長補佐	課長	課長	担当官		承認	検印	製印	