


令和 7 年度 瀬戸町総合運動公園体育館受信機ほか更新修繕

【図面リスト】

E-01	表紙・図面リスト・附近見取図	A3=1/5,000
E-02	体育館（1階）火災報知設備 平面図	A3=1/200・1,500
E-03	体育館（2階）火災報知設備 平面図	A3=1/300


修繕概要：（事務室）火災受信機の取替、（アリーナ）光電式分離感知器の取替

修繕場所：岡山市東区瀬戸町南方1311番地

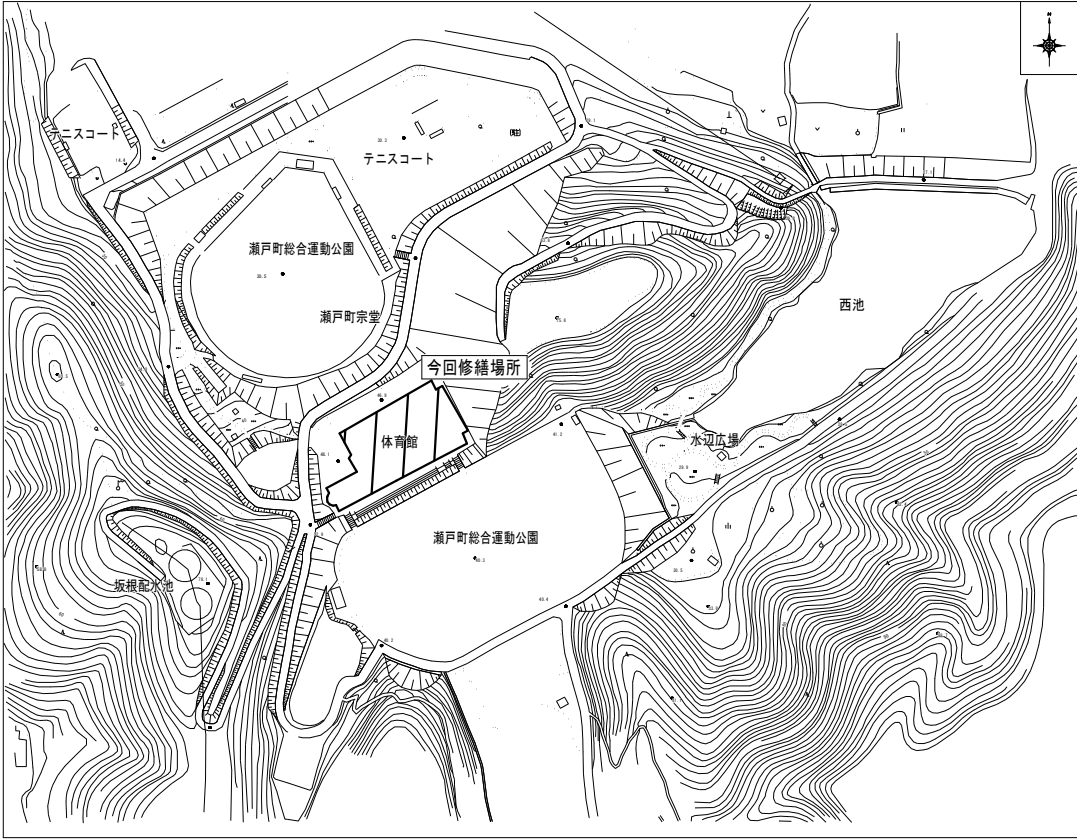

附近見取図【S = 1 : 5,000】

工事名	瀬戸町総合運動公園体育館受信機ほか更新修繕				No.			
図面名	表紙・図面リスト・附近見取図				E-01			
岡山市 都市整備局 住宅・建設部 公共建築課				縮尺 A3 : 1/5,000 令和 7 年 3 月	03			
課長	課長補佐	係長	課員	担当者	承認	検図	製図	

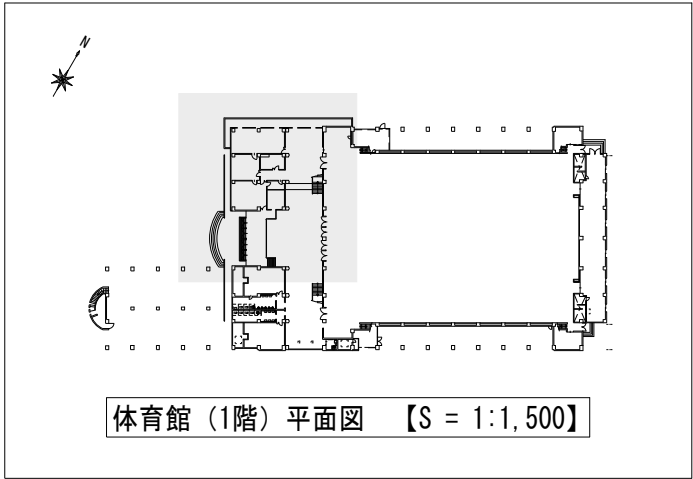


体育館（1階）平面図 【S = 1:1,500】

既設火災受信機 P型 1級（複合盤組込型）【撤去】
自火報 20回線 + 光電分離感知器故障表示 5回線
受信機操作部
※撤去後はブランクパネル（2枚）で処理
既存メーカー【能美防災株式会社】



火災受信機 P型 1級（露出壁掛型）【取替】
自火報 30回線
参考型番:FCSJ106N-B1-30L【能美防災株式会社】


EM-HP1.2mm-10P x3 <ｺｰﾅｰｼ><立下げ1種金属線ぴC型>

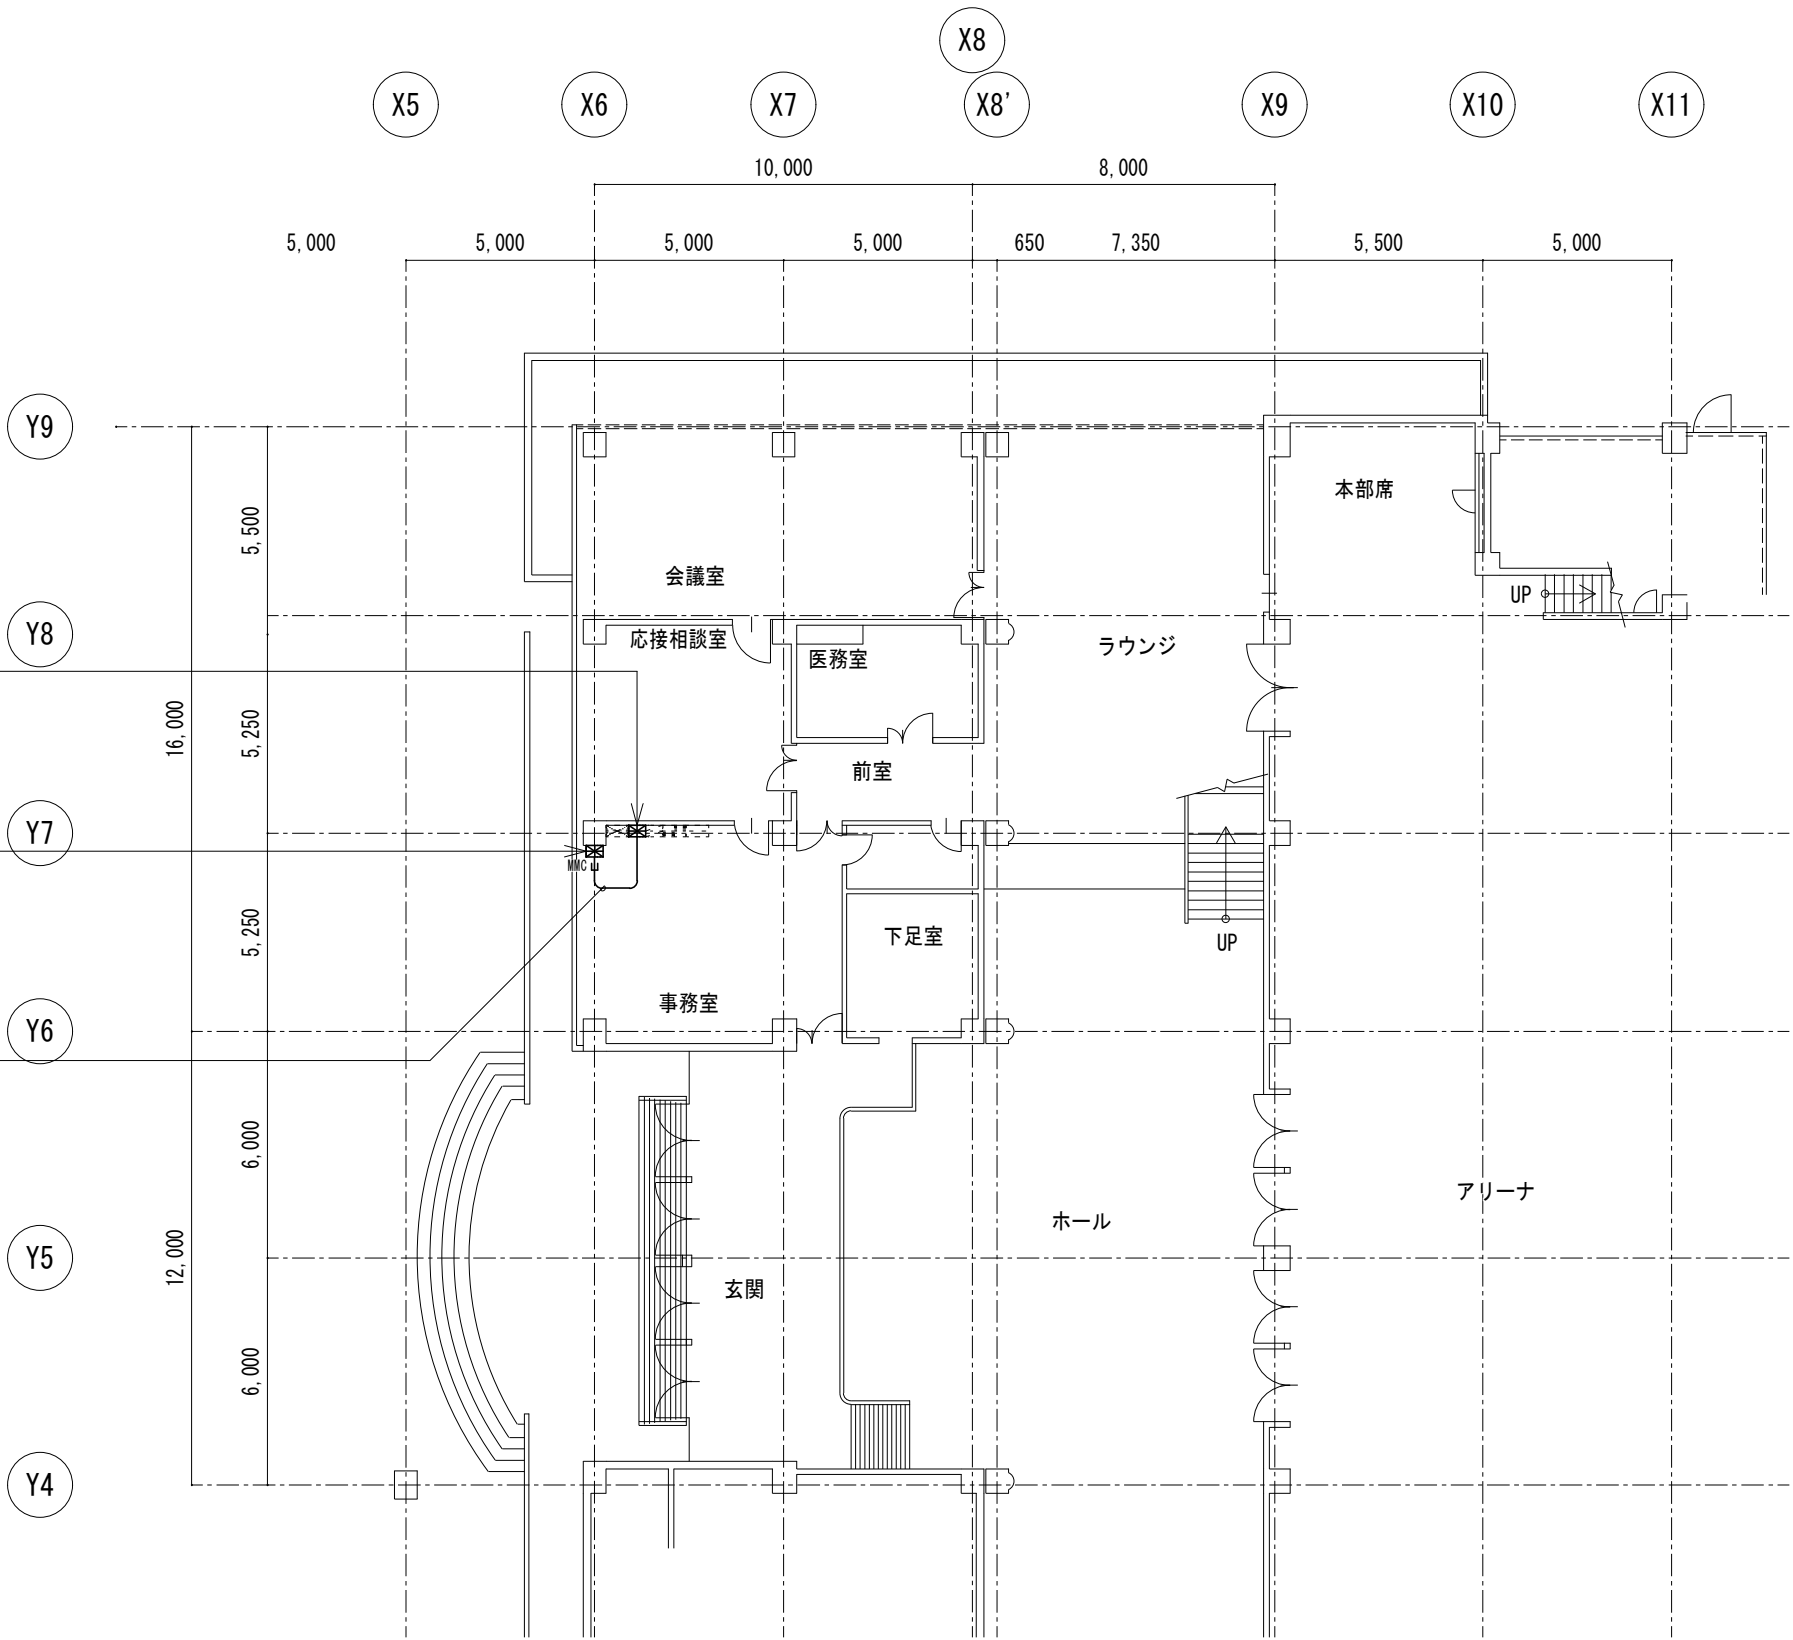

体育館（1階）平面図 【S=1:200】

・注 記
火災受信機を取替の際は関係機器が既存メーカーと互換性があるか確認を行い
互換性のある受信機を選定すること。

工事名					瀬戸町総合運動公園体育館受信機ほか更新修繕		No.	
図面名					体育館（1階）火災報知設備 平面図		E-02	
					縮尺		A3 : 1/ 200-1,500	
岡山市 都市整備局 住宅・建築部 公共建築課					令和 7 年 3 月		03	
課長		課長補佐		係長		課員		承認
								検図
								製図

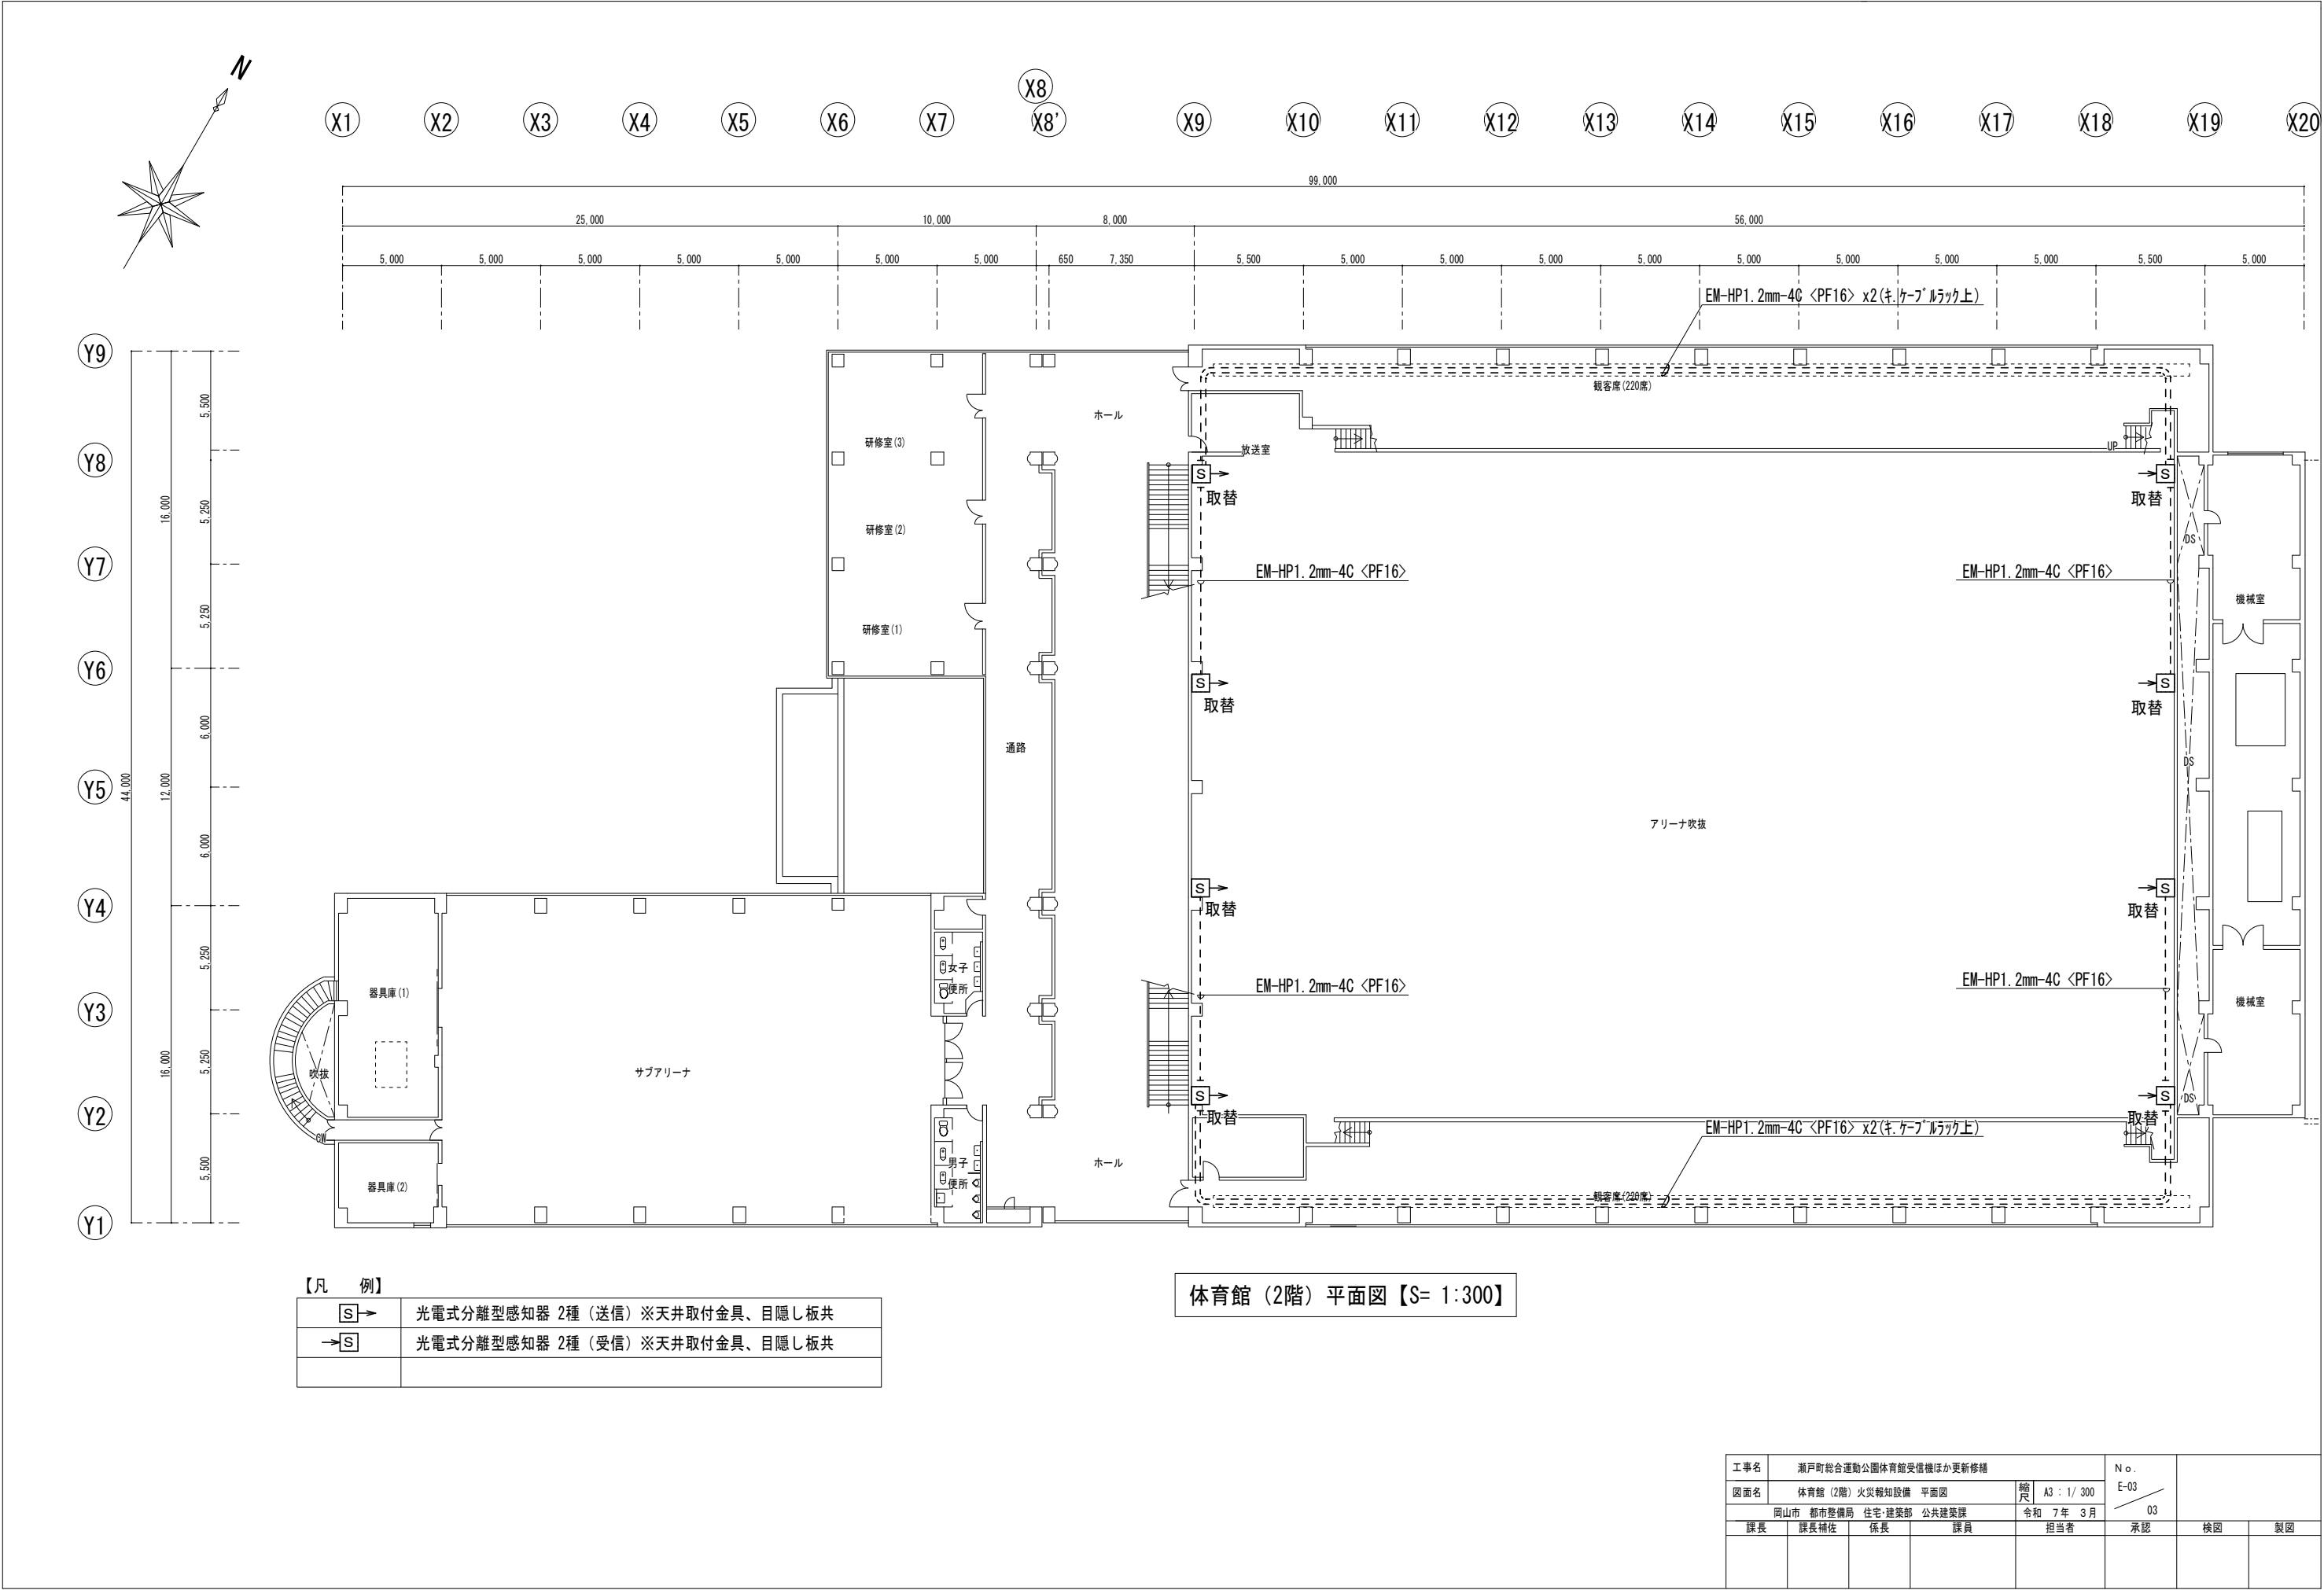

【凡 例】	
S →	光電式分離型感知器 2種（送信）※天井取付金具、目隠し板共
→S	光電式分離型感知器 2種（受信）※天井取付金具、目隠し板共

体育館（2階）平面図【S= 1:300】

工事名				瀬戸町総合運動公園体育館受信機ほか更新修繕		No.	
図面名				体育館（2階）火災報知設備 平面図		E-03	
				縮尺	A3：1/300		
岡山市 都市整備局 住宅・建築部 公共建築課				令和 7年 3月		03	
課長		課長補佐		係長		課員	
				担当者		承認	
						検図	
						製図	