


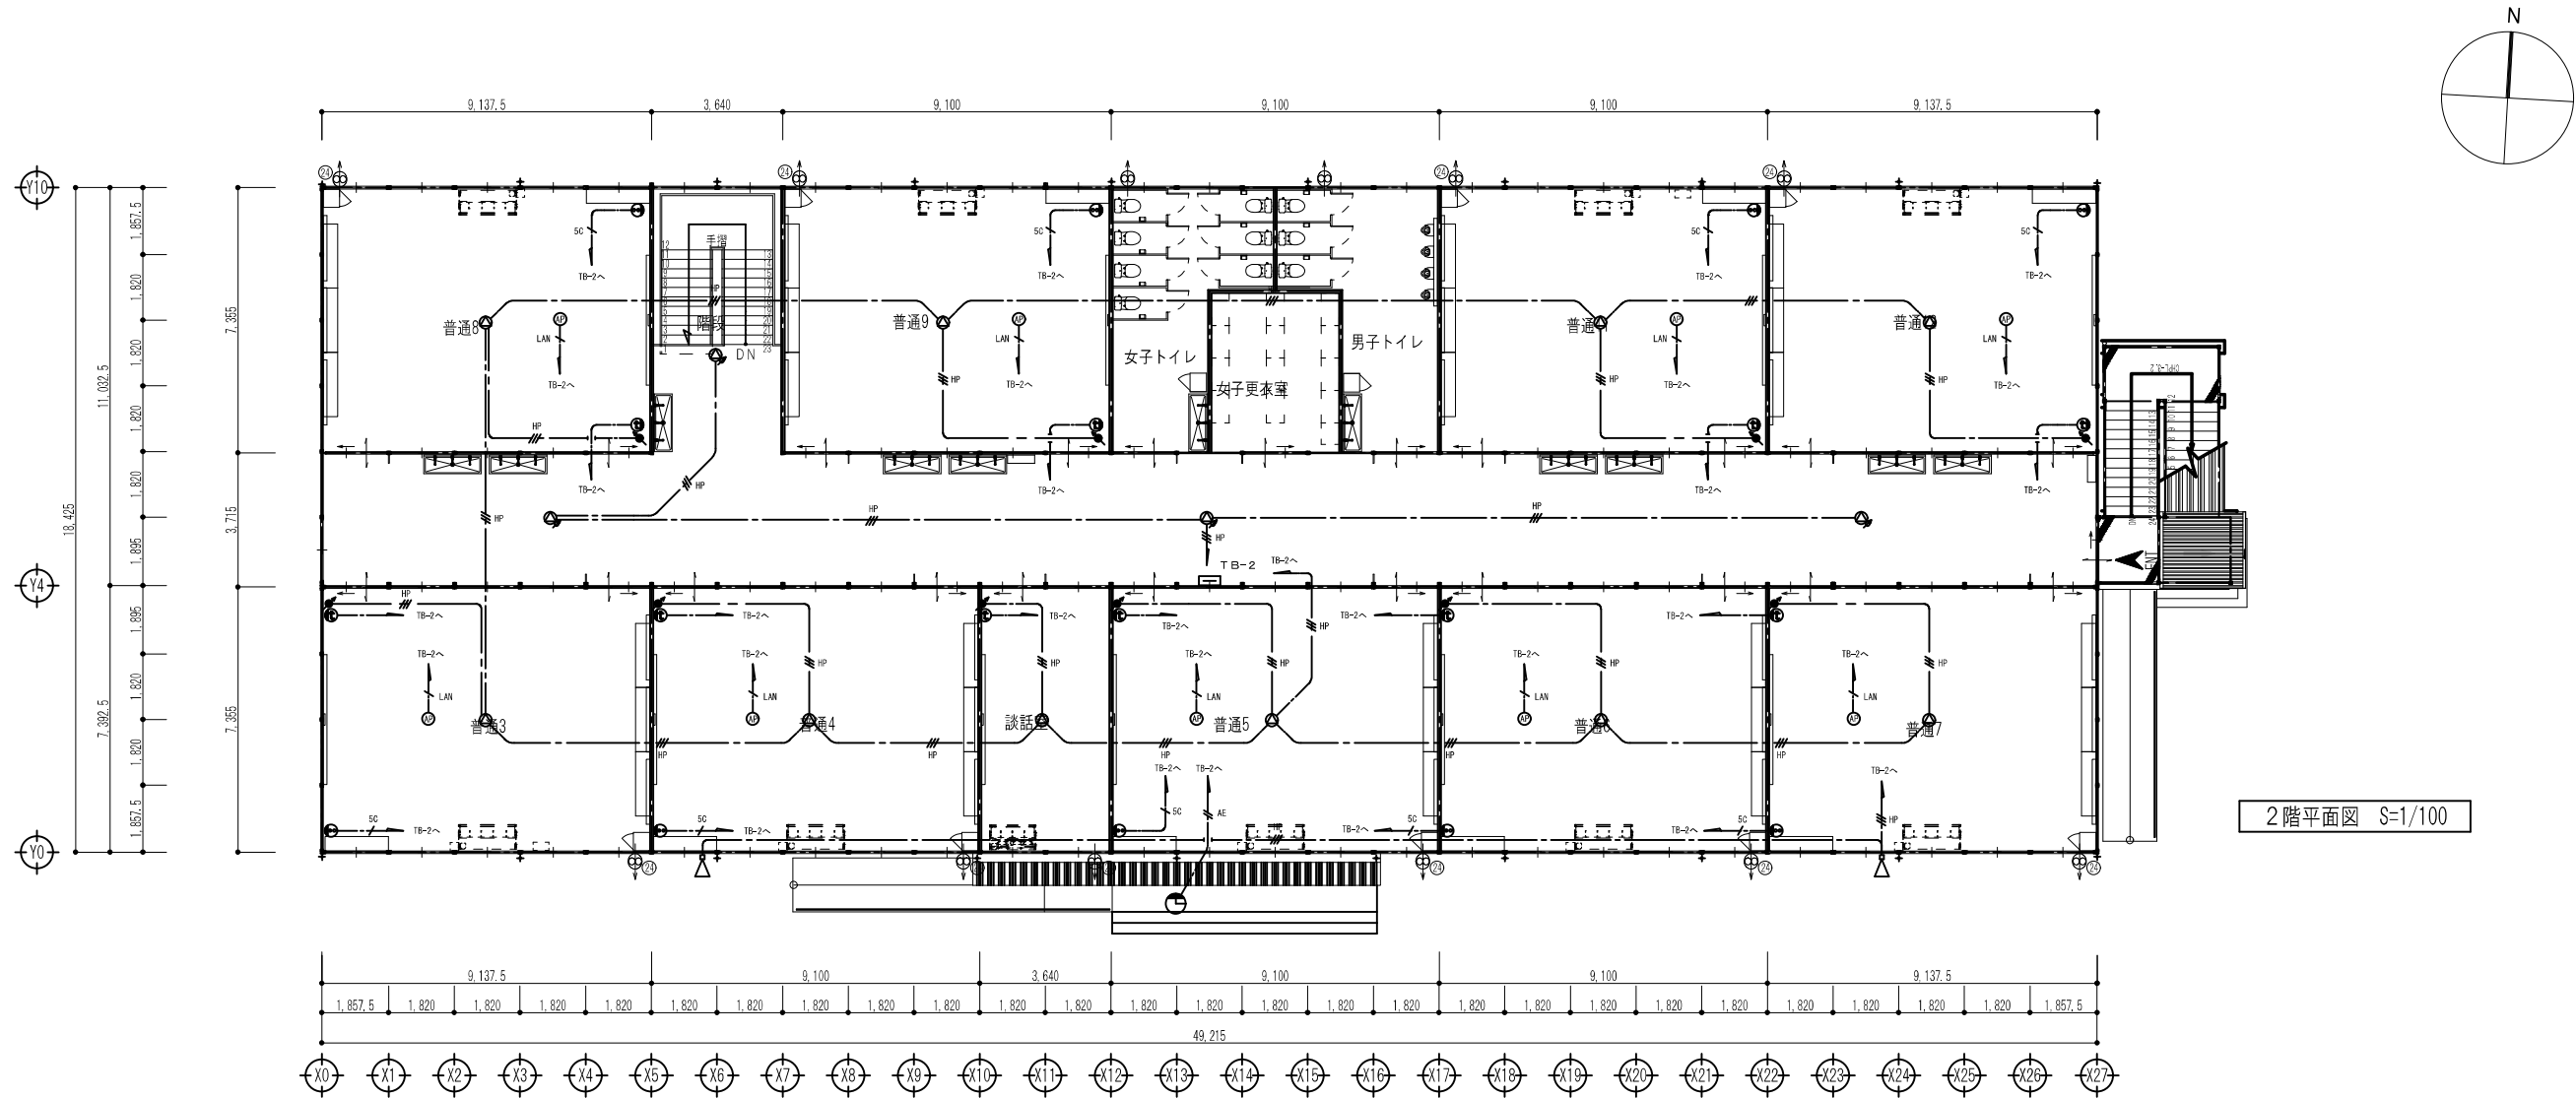

2階平面図 S=1/100

凡例

	スピーカー	参考姿図参照
	スピーカー	参考姿図参照
	屋外スピーカー	参考姿図参照
	アッテネーター	ﾌﾟﾚｰﾄ:樹脂製
	インターホン	参考姿図参照
	TV直列ユニット	ﾌﾟﾚｰﾄ:樹脂製
	情報コンセント	ﾌﾟﾚｰﾄ:樹脂製
	電話コンセント	ﾌﾟﾚｰﾄ:樹脂製
	情報アクセスポイント	参考姿図参照
	子時計	参考姿図参照
	端子盤	


凡例

	AE0.9-2C	インターホン
	AE1.2-2C	時計
	HP1.2-3C	放送
	S-5C-FB	テレビ
	Cat6A	L A N
	空配管	


仮設校舎B棟

工事名	岡山市立西小学校仮設校舎賃貸借（その2）				協同組合アゴラ			
図 面	【3棟】2階弱電設備平面図				縮 尺	A1:1/100 A2:1/200	代表理事 小寺 浩 一般建築士事務所岡山県知事登録第13551号 管理建築士 一般建築士 第55356号 浦上孝雄 岡山市北区野田三丁目11番20号 TEL 086-246-7288 FAX 086-246-7282	
No.	岡山市都市整備局住宅建築部公共建築課 令和 7 年 3 月				課 長	担当課長	課長補佐	係 長
E					主 任	担 当	参 照	検 査
018								

記号	名称	例
	受信機	仕様注記参照
	機器収容箱	露出縦型  収容
	差動式スポット型感知器	2種
	定温式スポット型感知器	1種, 65℃, 防水型
	光電式スポット型感知器	2種, 非蓄積型
	光電式スポット型感知器	2種, 非蓄積型, 天井裏用
	P型発信機	1級, リング型表示灯(AC24V, LED)付
	火災警報ベル	DC24V, 10mA
	終端抵抗	10KΩ
	配管配線	いんべい
	警戒区域線	
	警戒区域番号	火災表示用
	警戒区域番号	火災表示用, 天井裏用

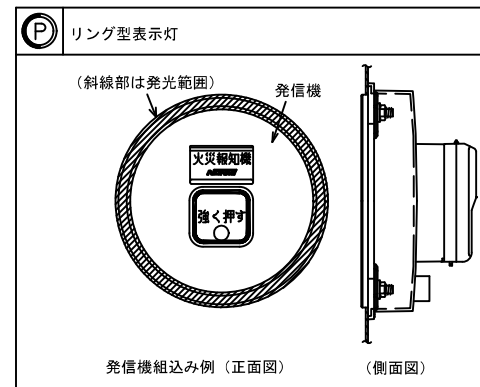

機	器	参	考	姿	图
---	---	---	---	---	---

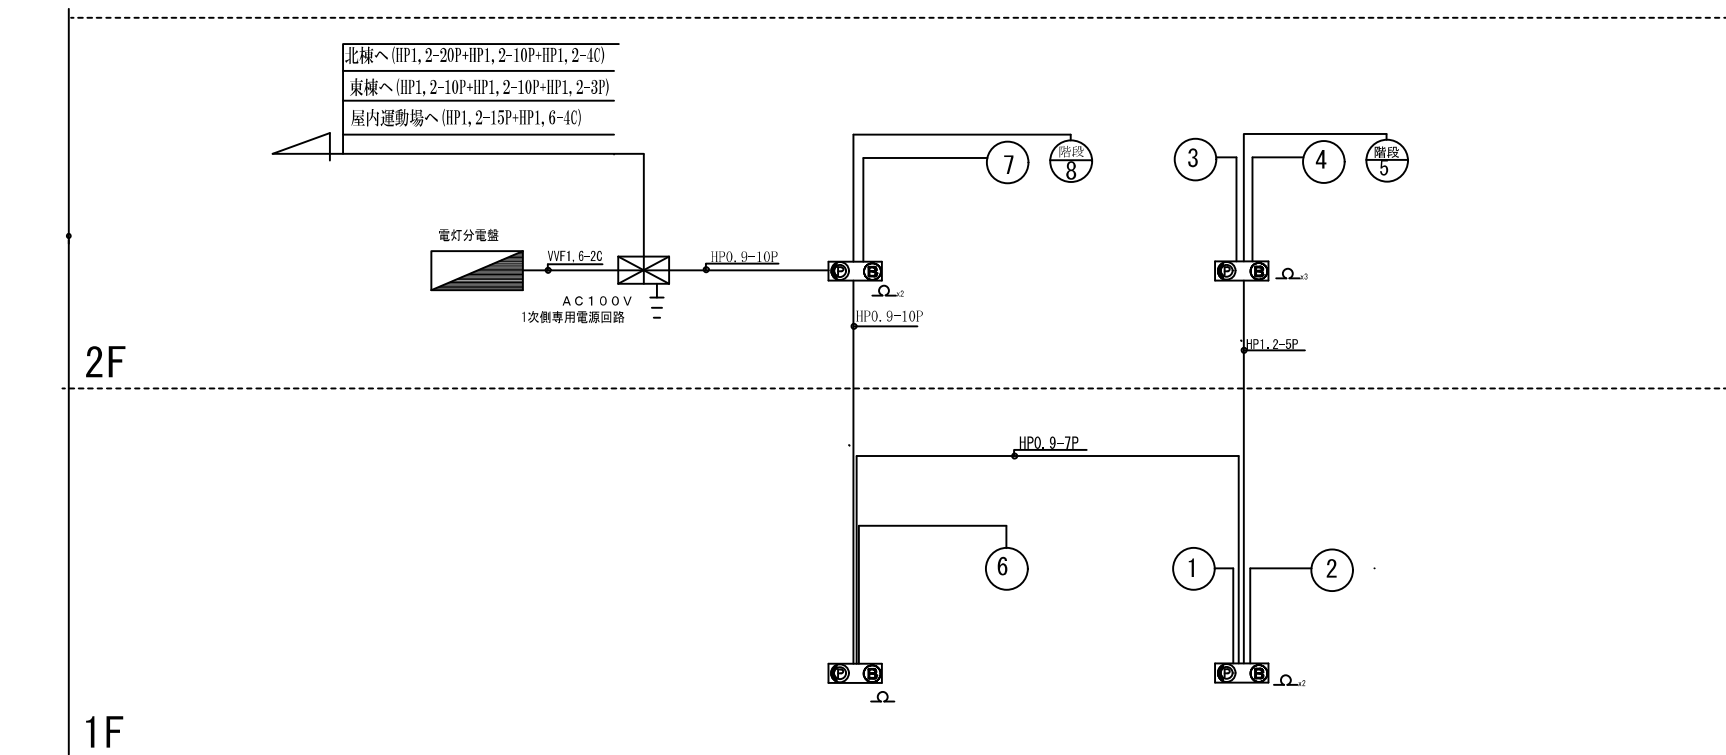

設備系統図

注 記

1. 盤仕様
- 1) P型1級複合型壁掛型、窓式、主音響（音声警報）・予備電源内蔵
蓄積式、自動断線警報機能付
 - 2) 操作無効機能付
 - 3) カラーユニバーサルデザイン対応

4) 表示内訳


・ 火災表示	既存校舎用50L+仮設校舎用8L+予備 (2L) = 60 L
計	60 L

2. 感知器はすべて確認灯付とする。
3. 地区ベル鳴動方式は一斉鳴動方式とする。
4. 感知器取付用金具は別途電気工事にて用意するものとする。
5. 特記なき配管配線は下記とする。


-  AE1.2-2C
- AE1.2-4C

AE ; 警報用ケーブル
HP ; 耐熱ケーブル

工事名	岡山市立西小学校教育後会費貸借（その2）					協同組合アゴラ	
図面	自動火災報知設備系統図・凡例					竣工	代議理事 小寺 雪 一般建設士事務所岡山県支部登録第1057号 一般建設士 一般建設士 第8333番 川崎 孝雄 建築士事務所 7月17日 岡山市 建築士 川崎 孝雄 TEL:085-245-2388 FAX:085-245-2322
N o .	岡山市市役所住宅宅建業部公共建築課					令和 7 年 3 月	
E	課 長	担当課長	課長係長	係 長	主任 担当 担当	承認 検印 製造 図	
019							

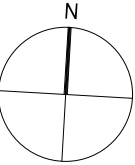


工事名	岡山市立西小学校仮設食舎貸借 (その2)				協同組合アロ			
図面	【機】1階自防火災報知設備平面図				規	尺: 1/100	作業室 小寺 書	
					尺: 1/200	一般経理事務所事務用岡山県立倉庫第13507号		
						建設事務所一級建築士事務所 岡山市 岡山市 岡山市		
						建設事務所二級建築士事務所 岡山市 岡山市 岡山市		
						建設事務所三級建築士事務所 岡山市 岡山市 岡山市		
N. o.	岡山市都市整備局住宅政策部公共建築課				令和 7 年 3 月	TEL 086-246-2248 FAX 086-246-2252		
E /	課長	副課長	課長補佐	係長	主 任	担当	承認	製 図
0 2 0								

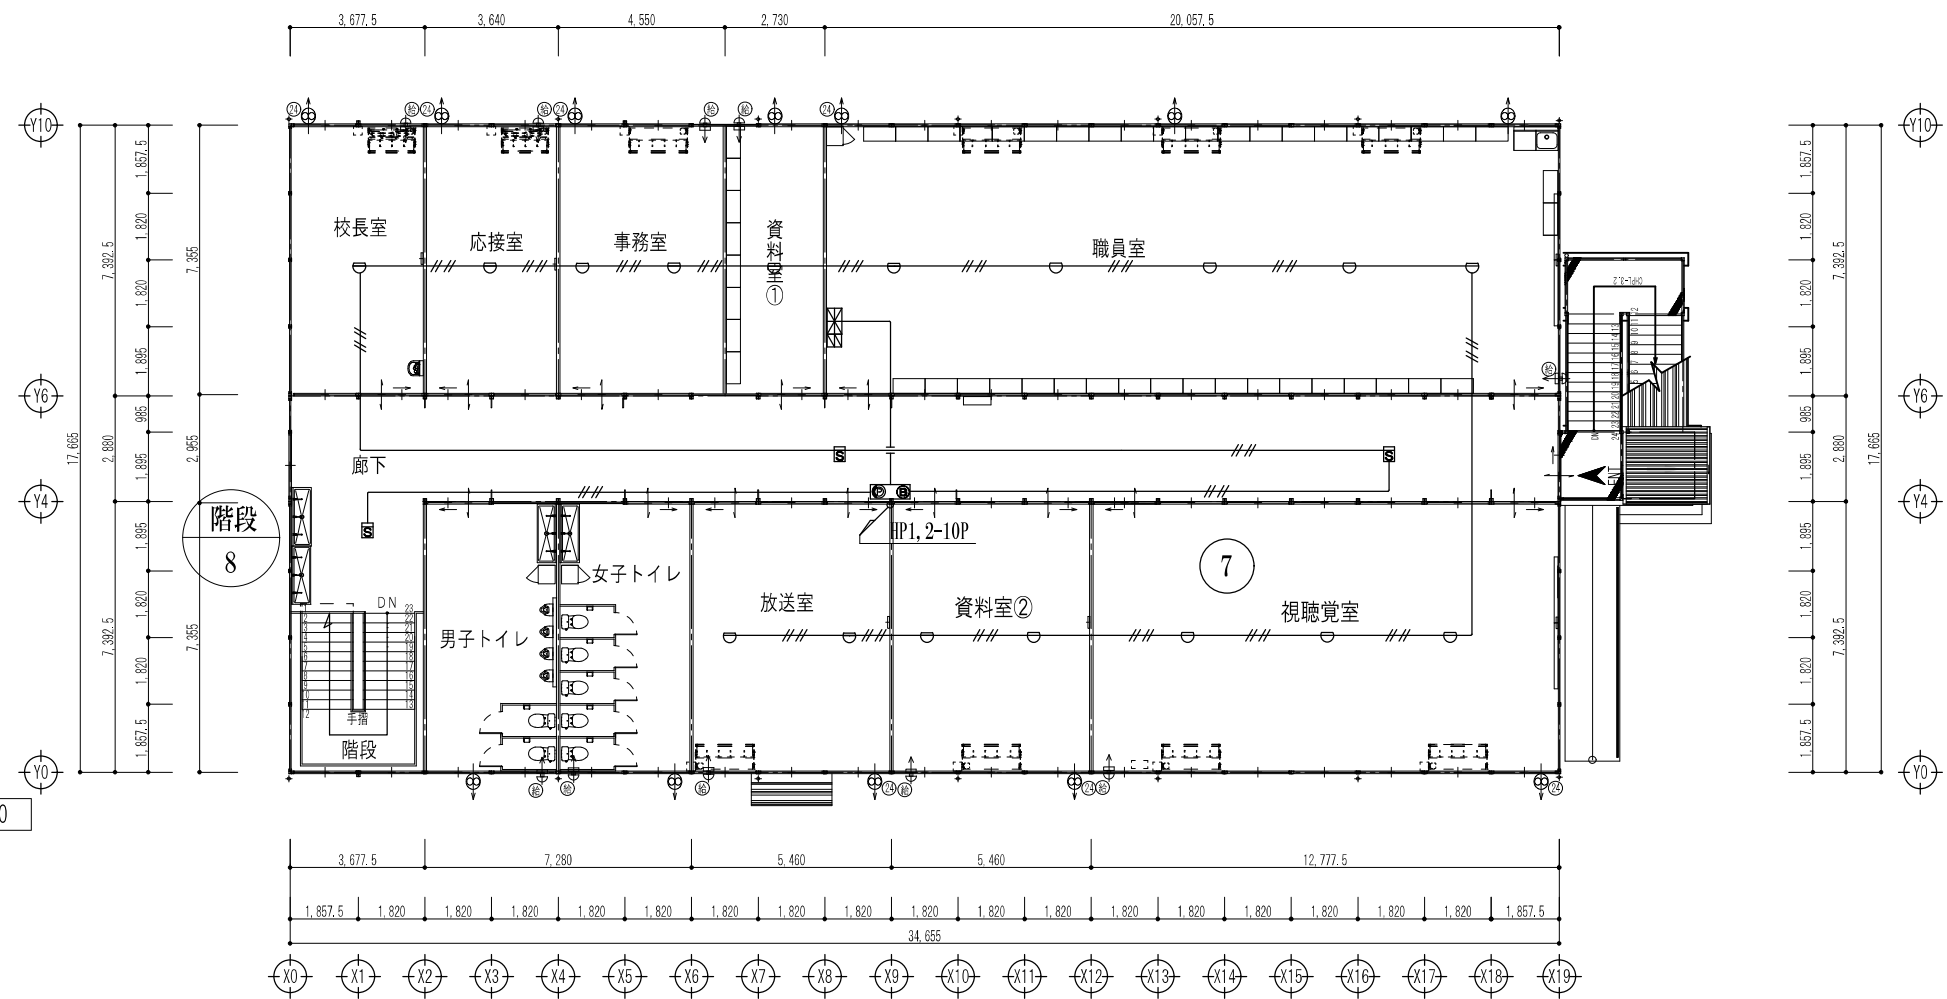


假設校舍 A 棟

HP0. 9-7P
仮設校舎A棟
機器収納箱へ

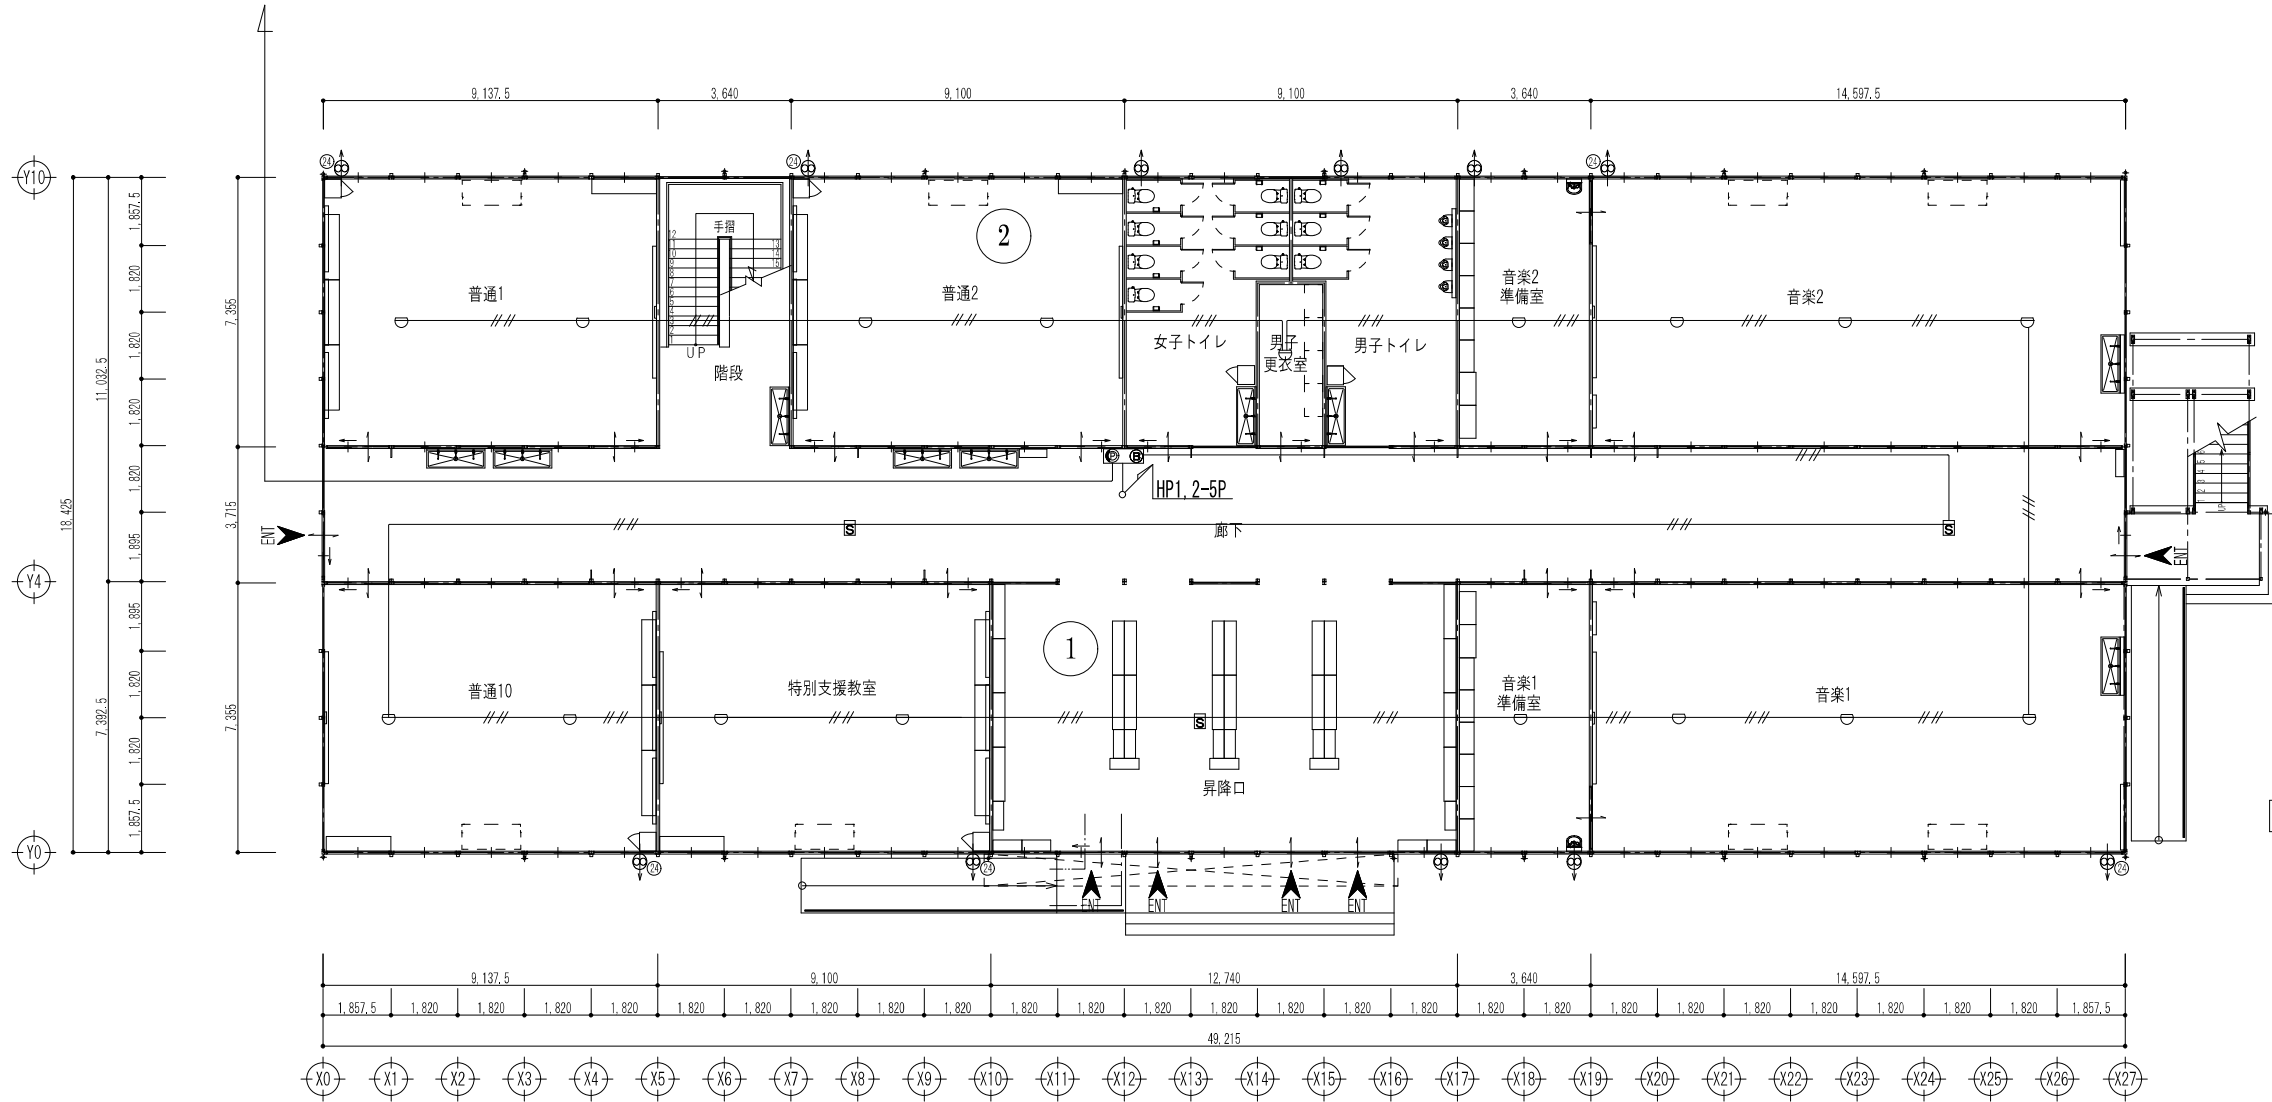

仮設校舎B棟



工事名	岡山市立西小学校仮設校舎貸借（その2）				協同組合アガラ			
図面	【B棟】1階自動火災報知設備平面図				代表理事 小寺 壽 一般建築士事務所岡山県協会事務所13051号 岡山市北区野田三丁目11番20号 TEL 086-246-2288 FAX 086-246-2282			
No.	岡山市都市整備局住宅建築部公共建築課				令和 7 年 3 月			
	課長	担当課長	課長補佐	係長	主任	担当	系長	係長
E								
022								

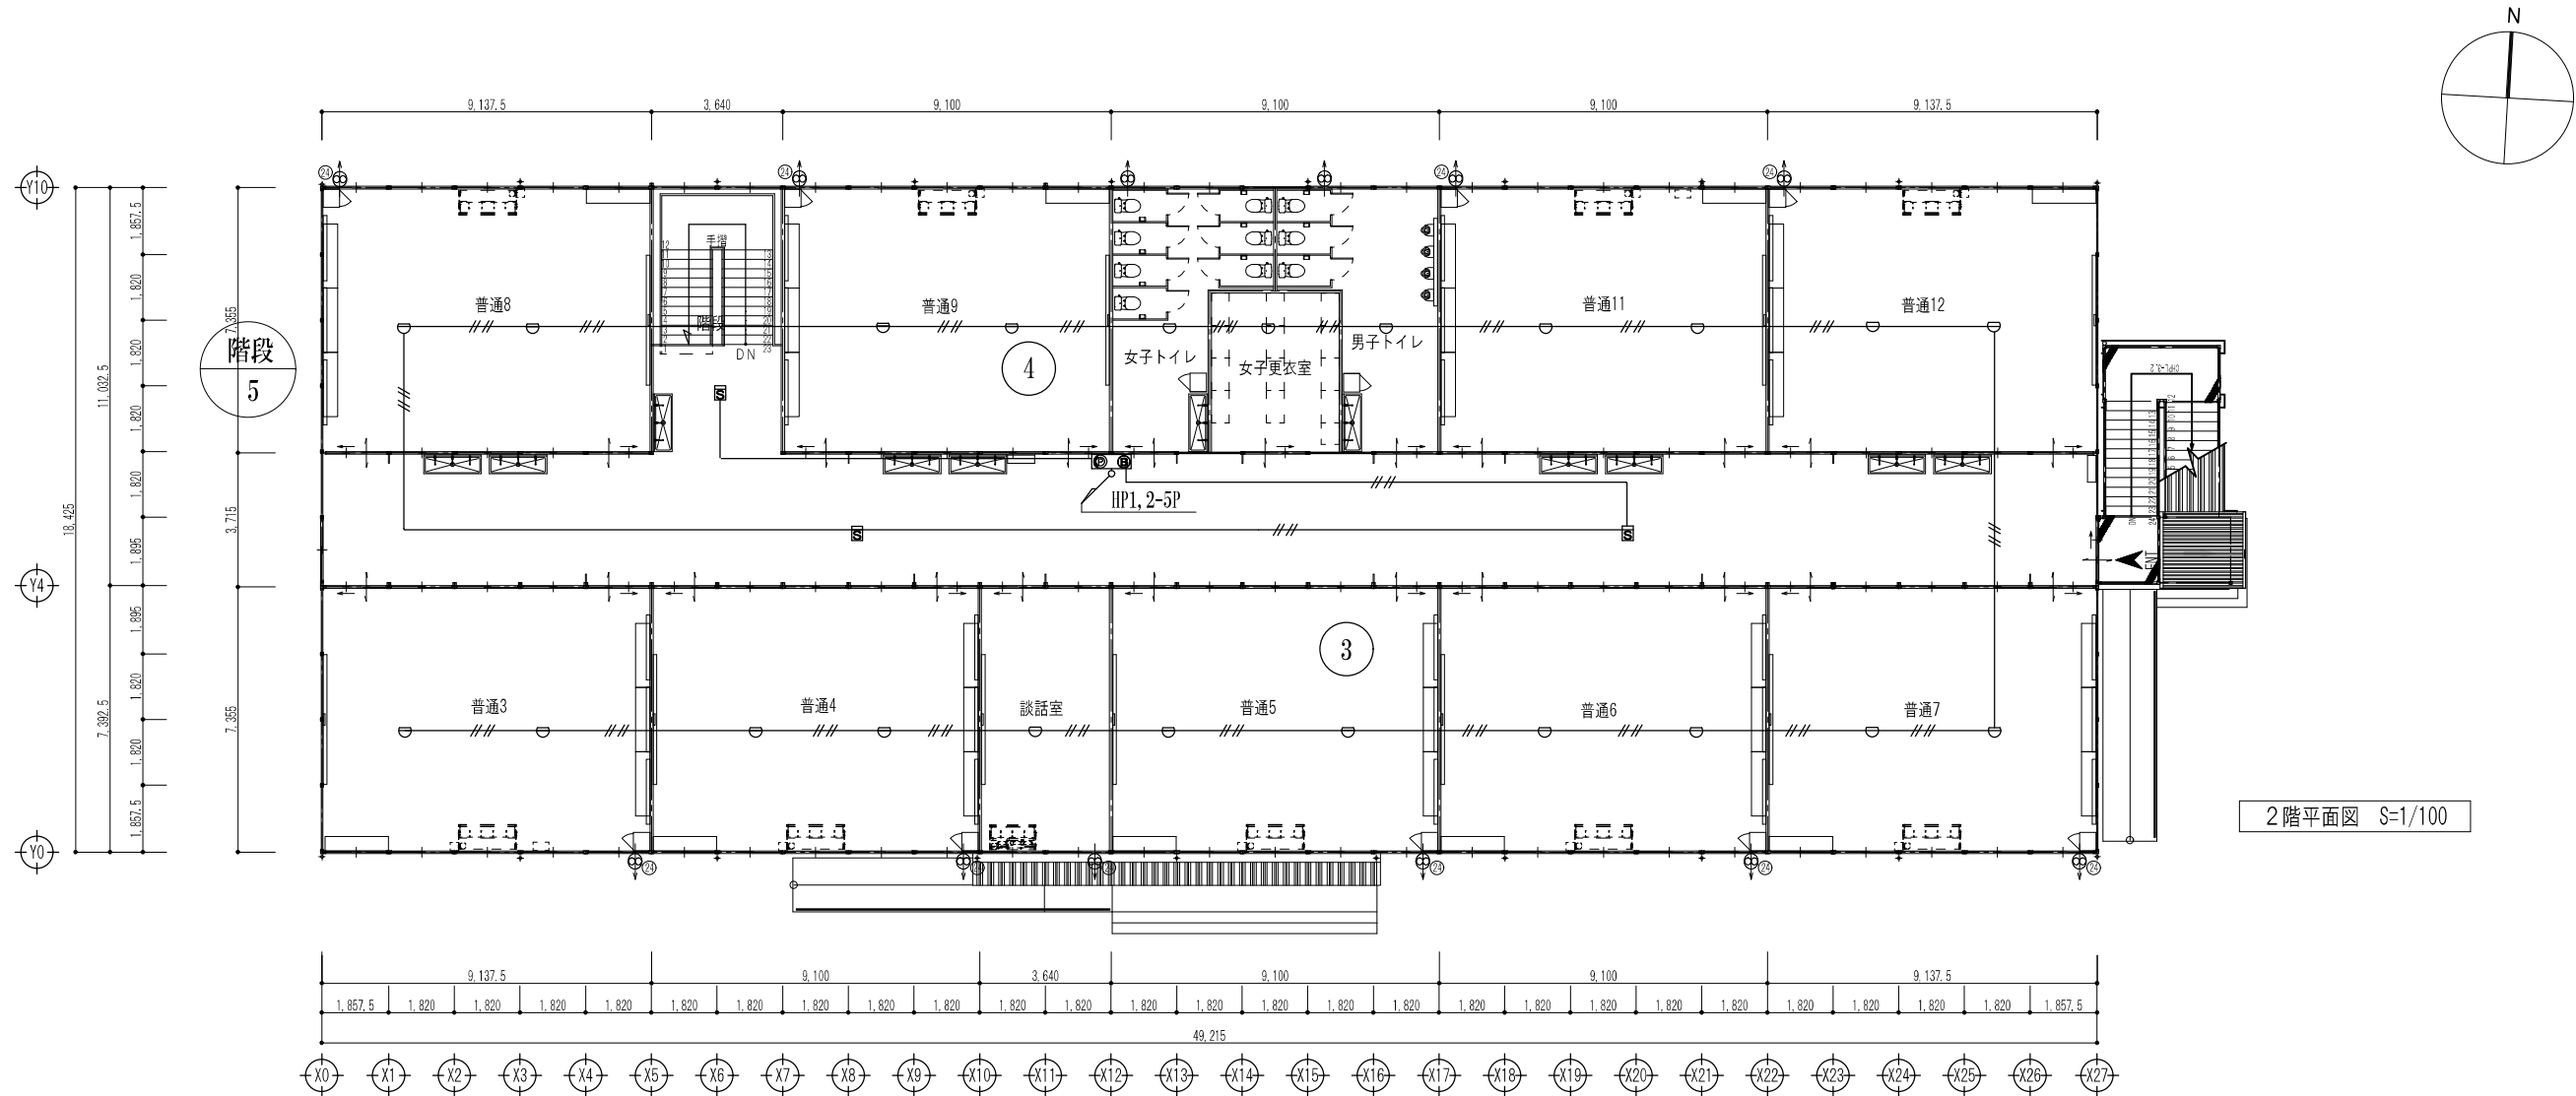

仮設校舎B棟

工事名	岡山市立西小学校仮設校舎貸借（その2）				協同組合アガラ			
	【8棟】2階自動火災報知設備平面図				代表理事 小寺 浩 一般建築士事務所岡山県知事登録第13551号 管理棟長 一級建築士 第5535号 浦上 幸雄 岡山市北区野田三丁目11番20号 TEL 086-256-2288 FAX 086-246-2282			
No.	岡山市都市整備局住宅建築部公共建築課				令和 7 年 3 月			
	課 長	担当課長	課長補佐	係 長	主 任	担 当	審 査	製 図
E / 023								

1階平面図 S=1/100

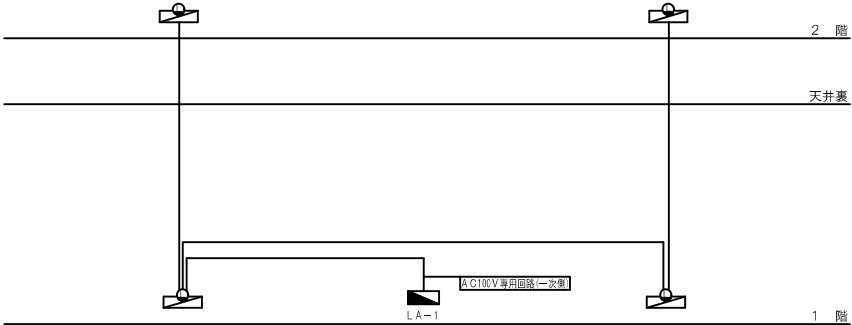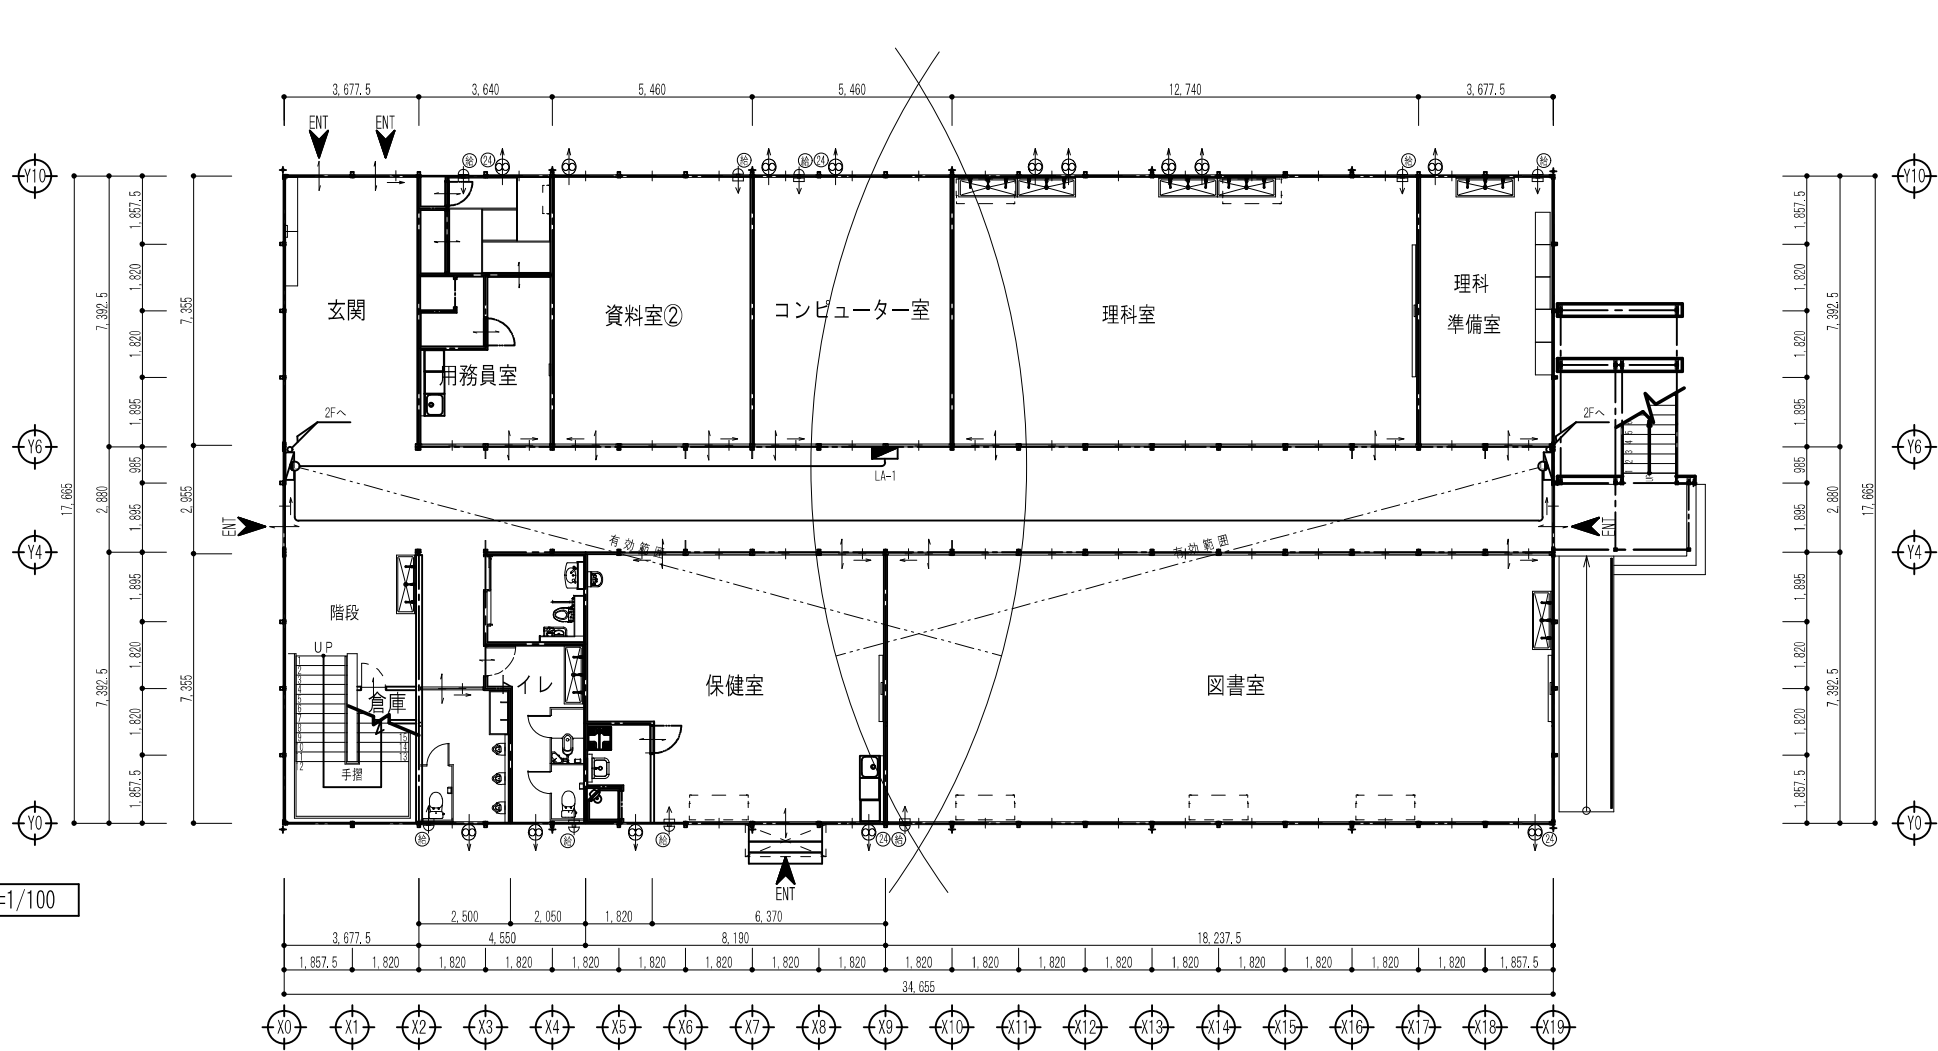


A棟系統図

凡 例		
記 号	名 称	通 用
	パッケージ型消火設備1型	製
		(● 内蔵)
	表 示 灯	AC100V 10W ナツメ球
	分 電 盤	
	配 線	HP1.6ー 2C


凡 例

仮設校舎A棟

工事名	岡山市立西小学校仮設校舎賃貸借（その2）						協同組合アゴラ				
図面	【A棟】1階パッケージ消火設備平面図						規 格	A1:1/100 A3:1/200			
No.	岡山市都市整備局住宅建築部公共建築課						令 和	7 年 3 月			
	課 長	担当課長	課長補佐	係 長	主 任	担 当	審 査	製 図			
E 024								代表理事	小寺 豊		
							一般社団法人岡山県建築士会 第1351号 建築士会 一級建築士 第5536号 浦上幸雄 岡山県北野町3丁目18番12号 TEL:090-2628-2238 FAX:090-264-2232				


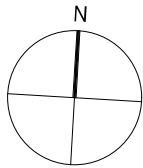


2階平面図 S=1/100

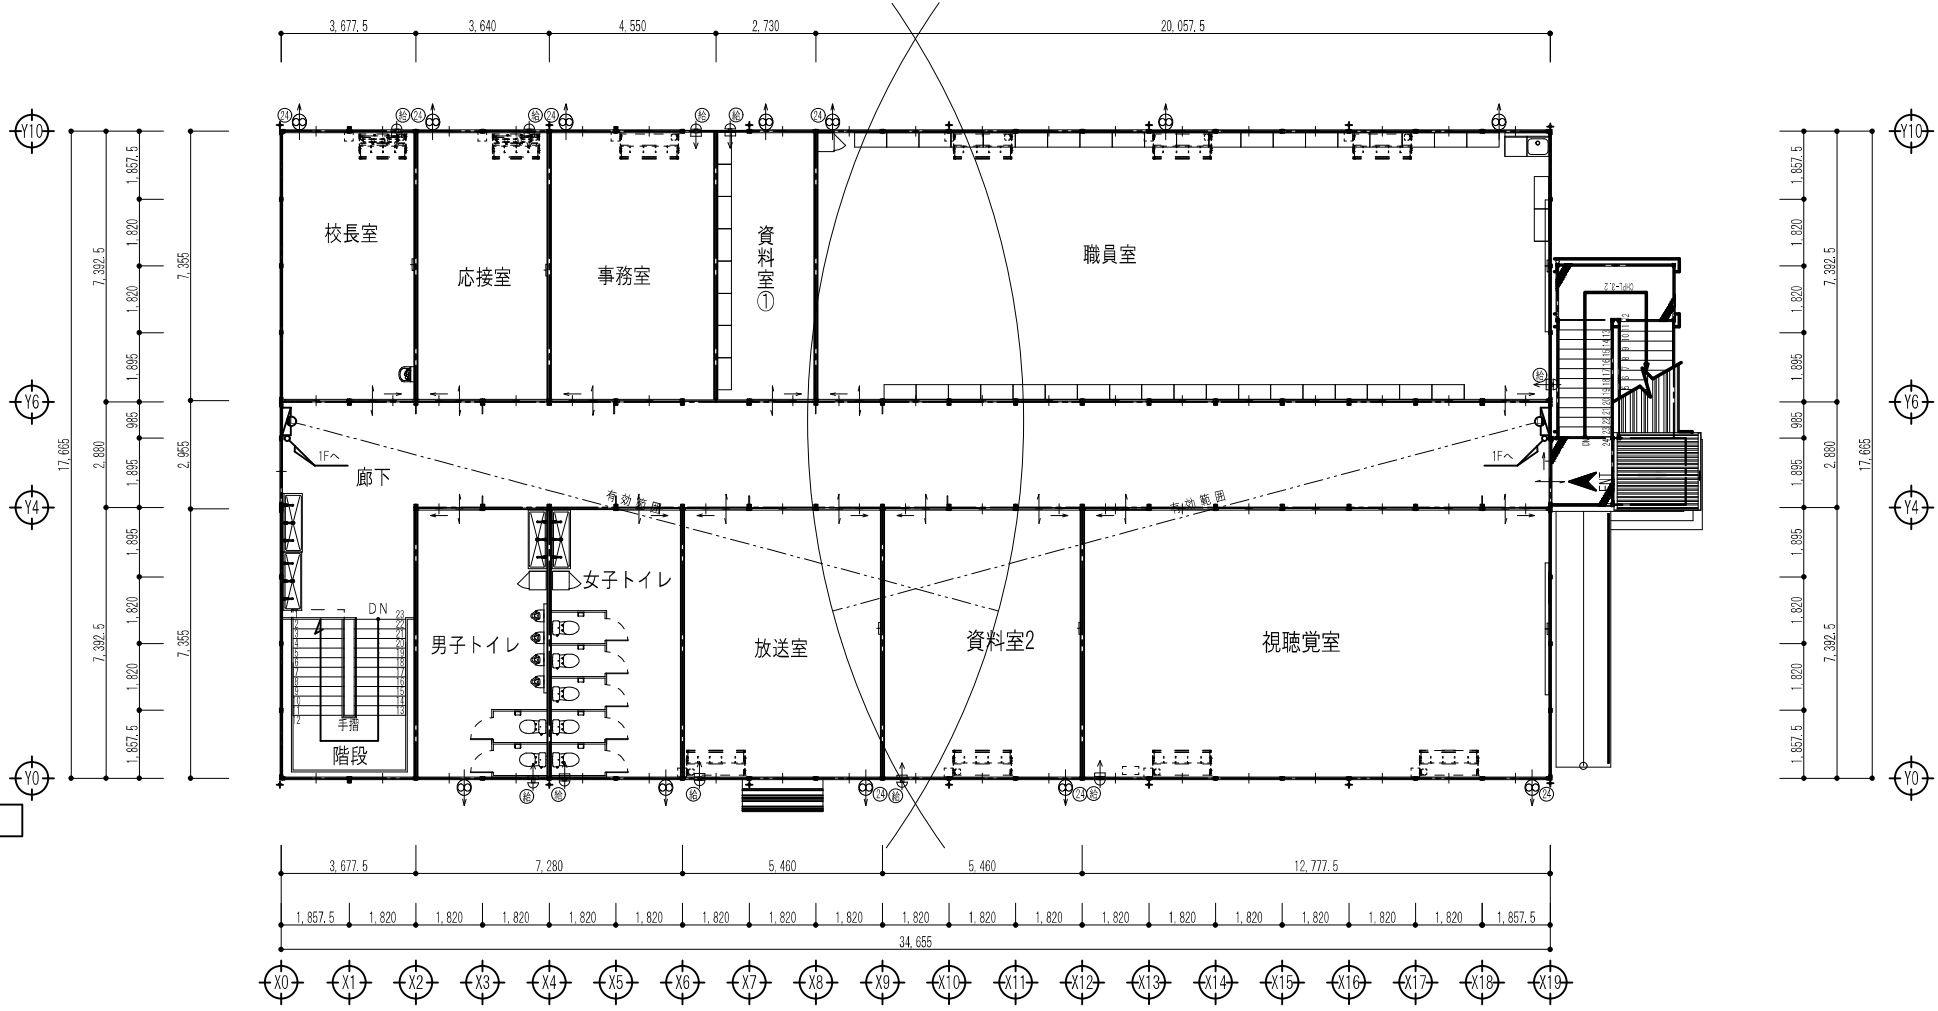

仮設校舎 A 棟

工事名	岡山市立西小学校仮設校舎賃貸借（その2）				協同組合アガラ			
図 面	【A棟】2階パッケージ消火設備平面図				代表理事 小寺 徹 一般建築士事務所岡山県知事登録第13051号 管理建築士 一般建築士 第05536号 浦上幸雄 岡山市北區野田三丁目11番09号 TEL 086-246-7288 FAX 086-246-7282			
No. E 025	岡山市都市整備局住宅建設部公共建築課 令和 7 年 3 月							
	課 長	担当課長	課長補佐	係 長	主 任	設 計	審 査	製 図

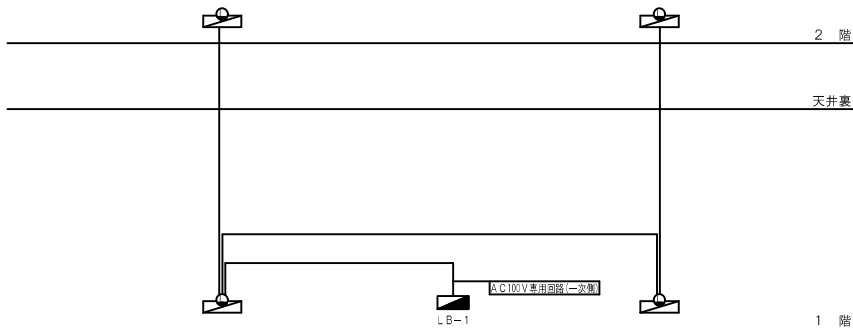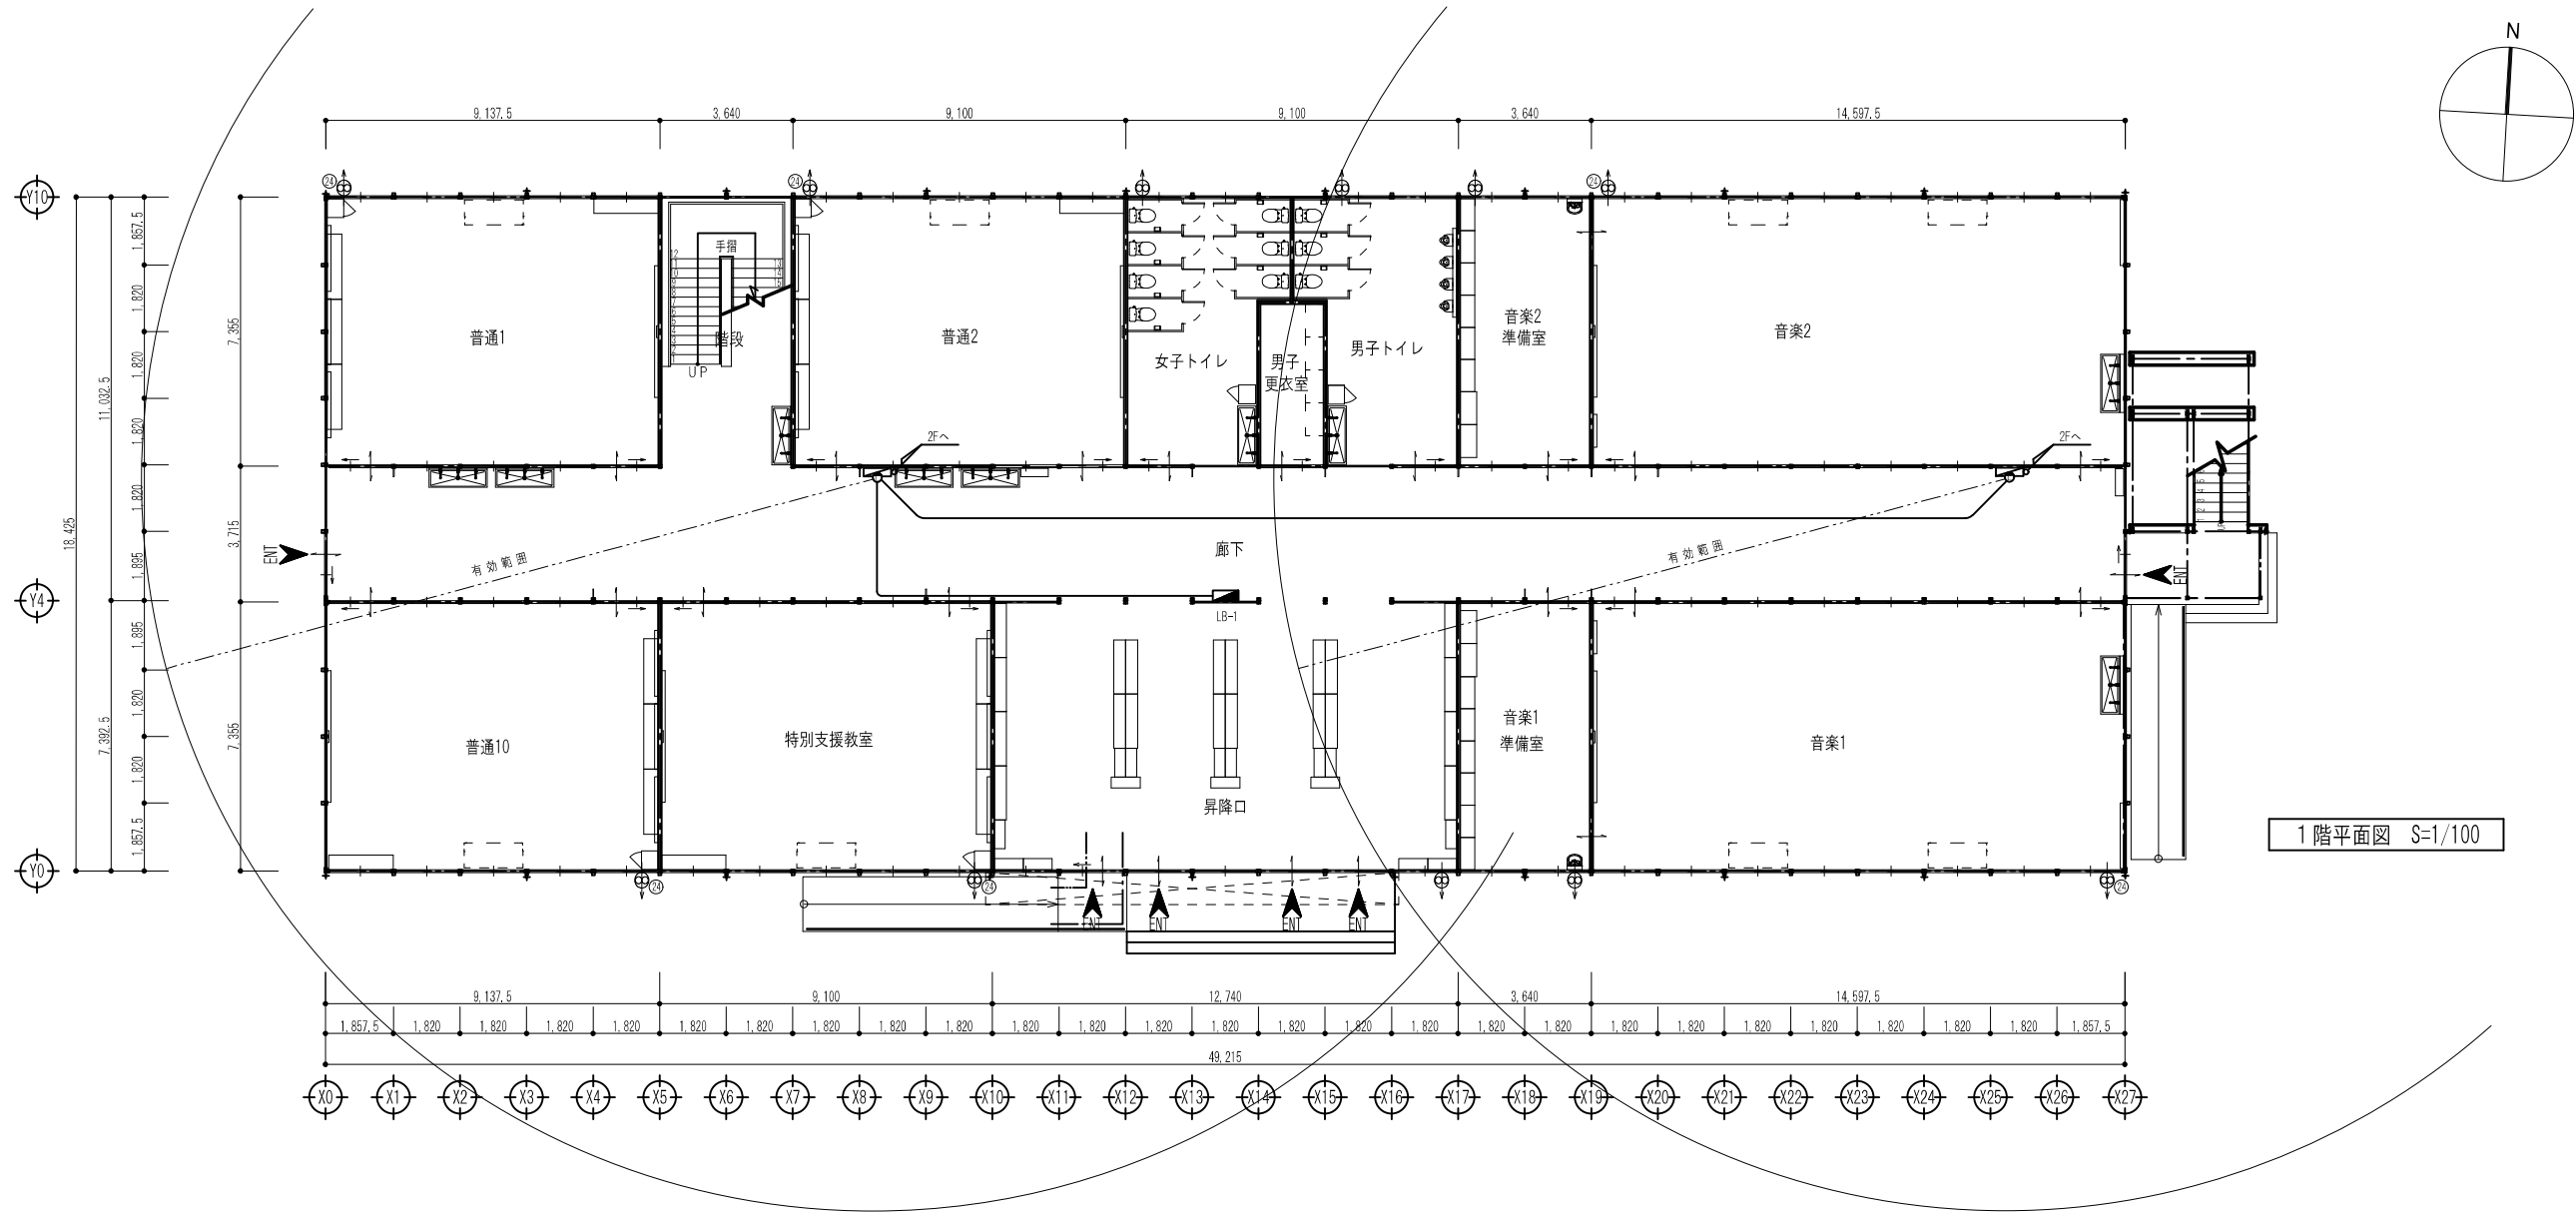


B棟系統図

凡 例		
記 号	名 称	適 用
	パッケージ型消火設備Ⅰ型	製
		(● 内蔵)
	表 示 灯	露出型 A C100V 10W ナツメ球
	分 電 盤	
	配 線	HP1.6ー 2C

凡 例

仮設校舎B棟

工事名	岡山市立西小学校仮設校舎貸貸備（その2）				協同組合アゴラ			
図 面	【B棟】1階パッケージ消火設備平面図				代表理事 小寺 壽	一級建築士事務所岡山県建築士会第1355号		
No.	岡山県都市整備局住宅建設部公共建築課				〒760-0000 岡山県岡山市北区西町三丁目11番20号	TEL 086-234-2388 FAX 086-234-2389		
	課 長	担当課長	課長補佐	係 長	主 任	担 当	審 査	監 査
E								
026								

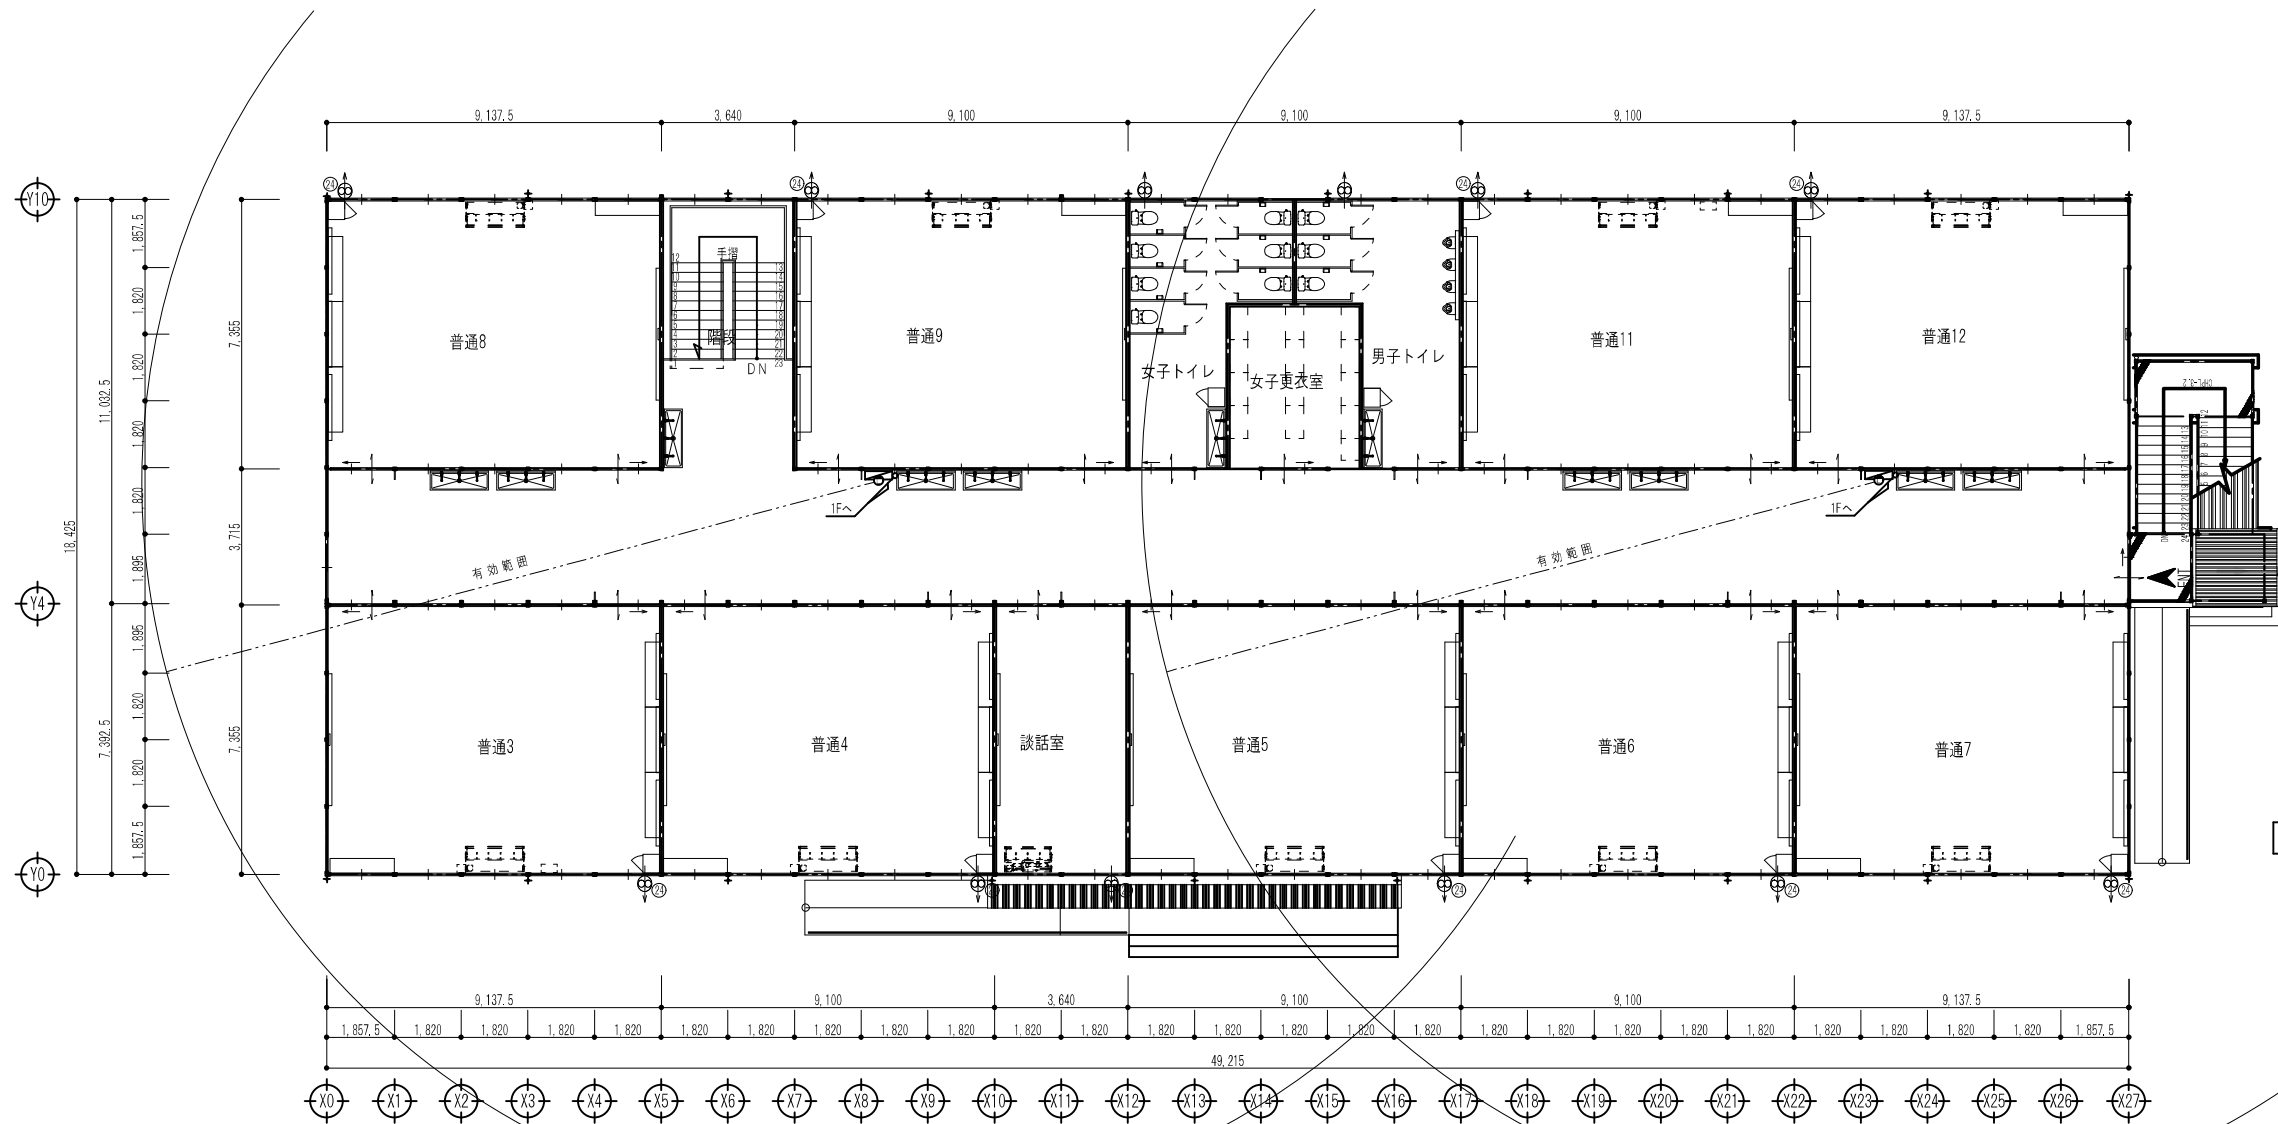

2階平面図 S=1/100

仮設校舎B棟

工事名	岡山市立西小学校仮設校舎貸借（その2）				協同組合アゴラ			
図面	【8棟】2階パッケージ消火設備平面図				代表理事 小寺 浩			
No.	岡山市都市整備局住宅建設部公共建築課 令和 7 年 3 月				一般建築士事務所岡山県協会事務所13551号			
					岡山県北条市三丁目11番20号			
E	課長	担当課長	課長補佐	係長	主任	担当	系	部
027								

機器表

記 号	機 器 名 称	機 器 仕 様	電気容量				台数	設 置 場 所	備 考
			φ	V	冷房消費電力 (KW)	暖房消費電力 (KW)			
PAC-1	パッケージエアコン	壁掛型2.0馬力 冷房能力:4.5kW 暖房能力:5.0kW ワイヤレスリモコン、他標準付属品一式	1	200	1.31	1.46	(1) 1	1階A棟 用務員室	参考品番:ESN-21(レンタル)
PAC-2	パッケージエアコン	天吊型 3.0馬力 冷房能力:7.1kW 暖房能力:8.0kW 防振吊金具、ワイヤードリモコン、他標準付属品一式	3	200	2.20	1.78	(3) 1 1 1	2階A棟 校長室 2階A棟 応接室 2階B棟 談話室	参考品番:ESN-31U(レンタル)
PAC-3	パッケージエアコン	天吊型 5.0馬力 冷房能力:12.5kW 暖房能力:14.0kW 防振吊金具、ワイヤードリモコン、他標準付属品一式	3	200	4.45	3.22	(18) 3 1 2 3 1 2 1 1 2 2	1階A棟 図書室 1階A棟 保健室 1階A棟 理科室 2階A棟 職員室 2階A棟 事務室 2階A棟 視聴覚室 2階A棟 教育相談室 2階A棟 放送室 1階B棟 音楽1 1階B棟 音楽2	参考品番:ESN-51U(レンタル)
PAC-4	パッケージエアコン	天吊型 6.0馬力 冷房能力:14.0kW 暖房能力:16.0kW 防振吊金具、ワイヤードリモコン、他標準付属品一式	3	200	5.21	3.75	(13) 3 1 9	1階B棟 普通1、2、10 1階B棟 特別支援教室 2階B棟 普通3～9、11、12	参考品番:ESN-61U(レンタル)

工事名	岡山市立西小学校仮設校舎賃貸借 (その2)					協同総合アゴラ			
図 面	空調設備機器表				図 面 表	代表理事 小寺 喬 一般建築士事務所岡山県知事登録第13057号 建築師会士 一般建築士 第05336号 地上準則 岡山市北區界田三丁目11番20号 TEL:086-246-2288 FAX:086-246-2232			
No. M 0.01	岡山市都市整備局住宅建設部公共建築課 令和 7 年 3 月					課 長	担当課長	課長補佐	係 長
						主 任	担 当	承 認	校 図


冷媒管サイズ表		
記号	ガス管(φ)	液管(φ)
Ⓐ	12.7	6.4
Ⓑ	15.9	9.5

記号	内 容
－ R －	冷媒用被覆銅管
－ D －	ドレン管用硬質塩化ビニル管
□	空調用リモコン

注記)

- ドレン管の勾配は 1/100とする。
- 室外露出配管はテープ巻き仕上げとする。
- 冷媒管はガス管液管共10mm保温とする。

1 階平面図 S=1/150

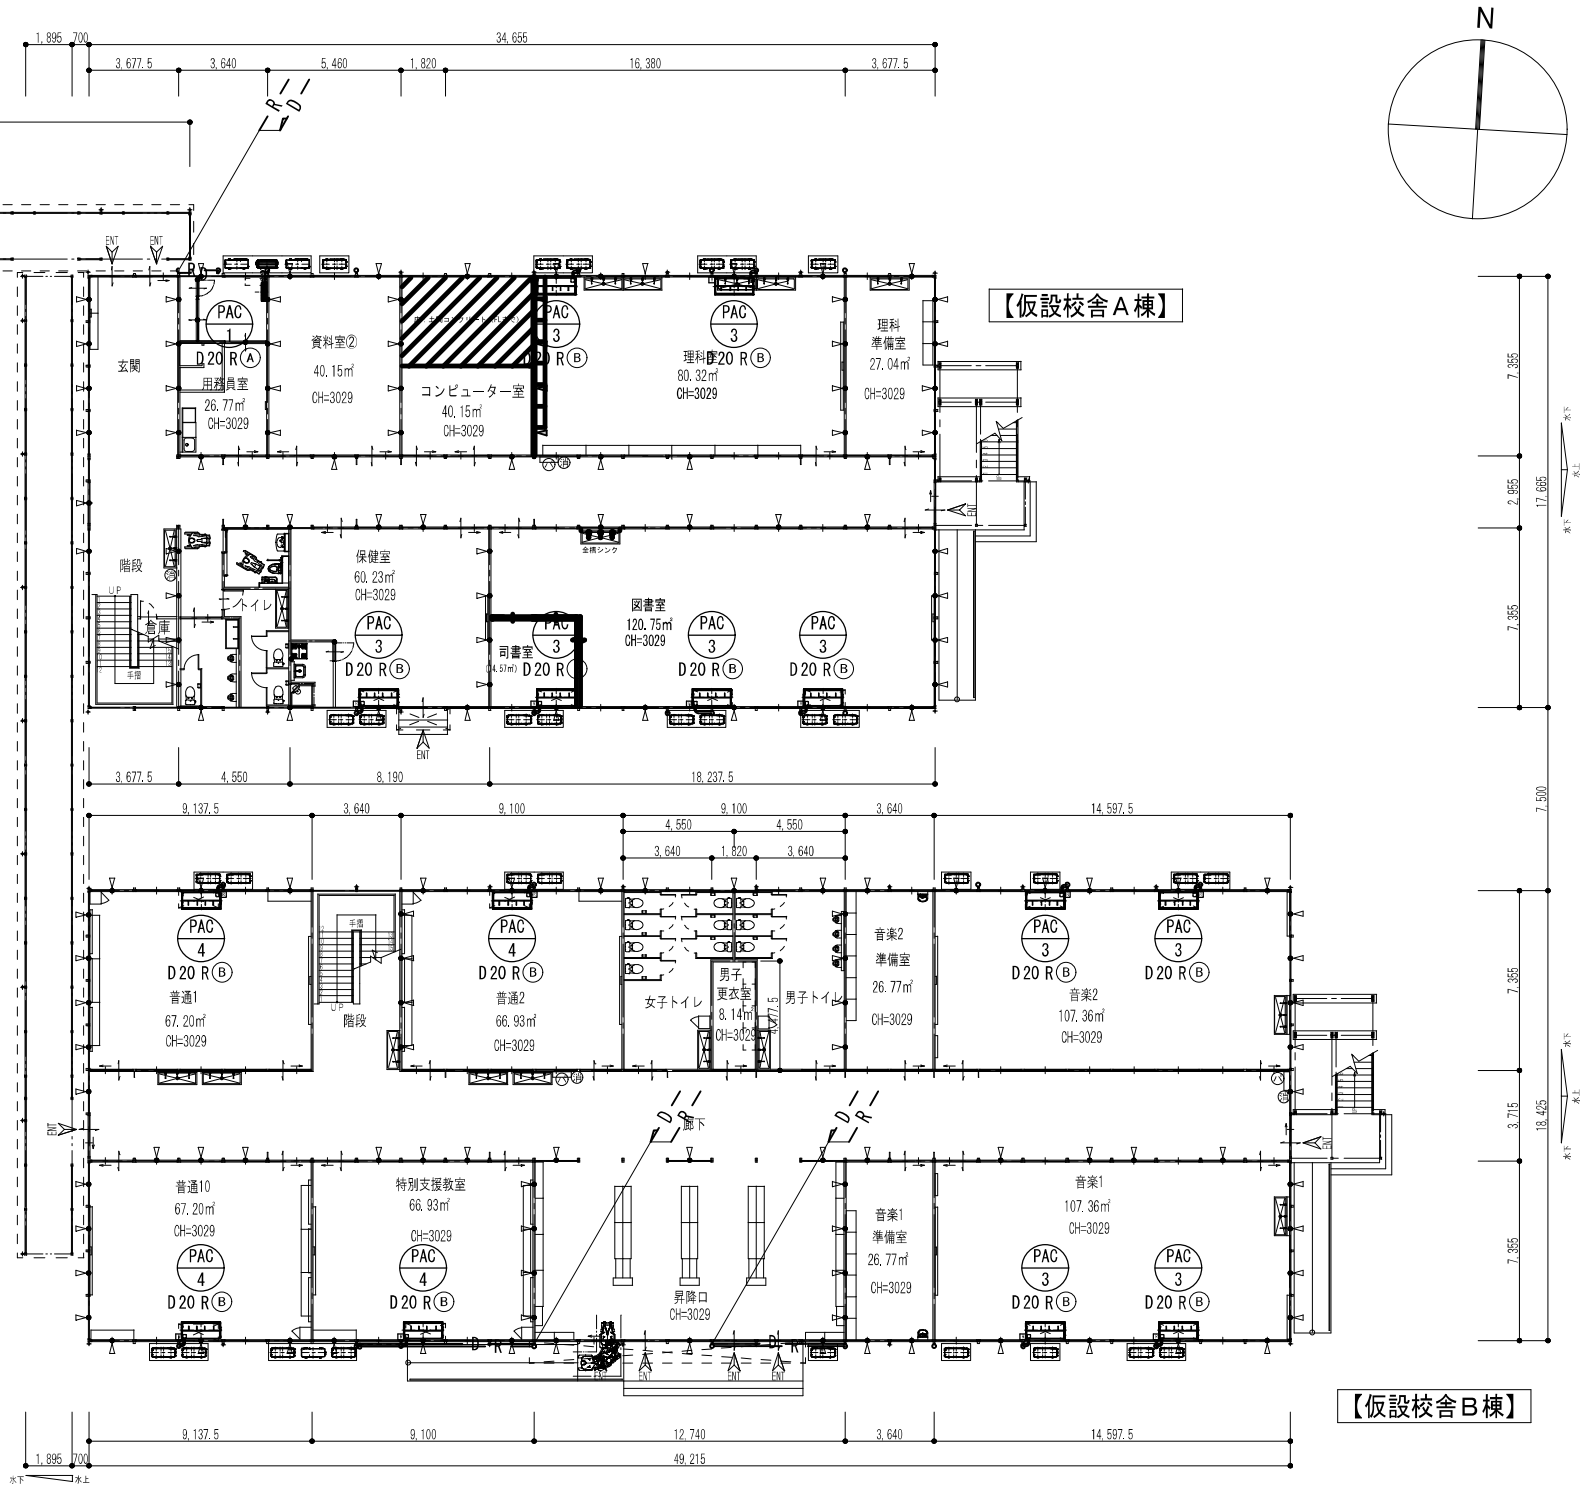


工事名		岡山市立西小学校仮設校舎賃貸借（その2）				協同組合アゴラ			
図 面	空調設備 1階平面図	規 尺		A1: 1/150 A3: 1/300		代表理事 小寺 喬 一般建築士事務所岡山県知事登録第13057号 〒760-0001 岡山県岡山市北区東山町1-1-1 11番20号 TEL: 086-246-2288 FAX: 086-246-2232			
		岡山市都市整備局住宅建設部公共建築課 令和 7 年 3 月							
		No.							
		課 長	担当課長	課長補佐	係 長	主 任	担 当	承 認	校 図
		M							
0.02									

記号	内 容
－ R －	冷媒用被覆銅管
－ D －	ドレン管用硬質塩化ビニル管
□	空調用リモコン


注記)

1. ドレン管の勾配は 1/100とする。
2. 室外露出配管はテープ巻き仕上りとする。
3. 冷媒管はガス管液管共10mm保温とする。

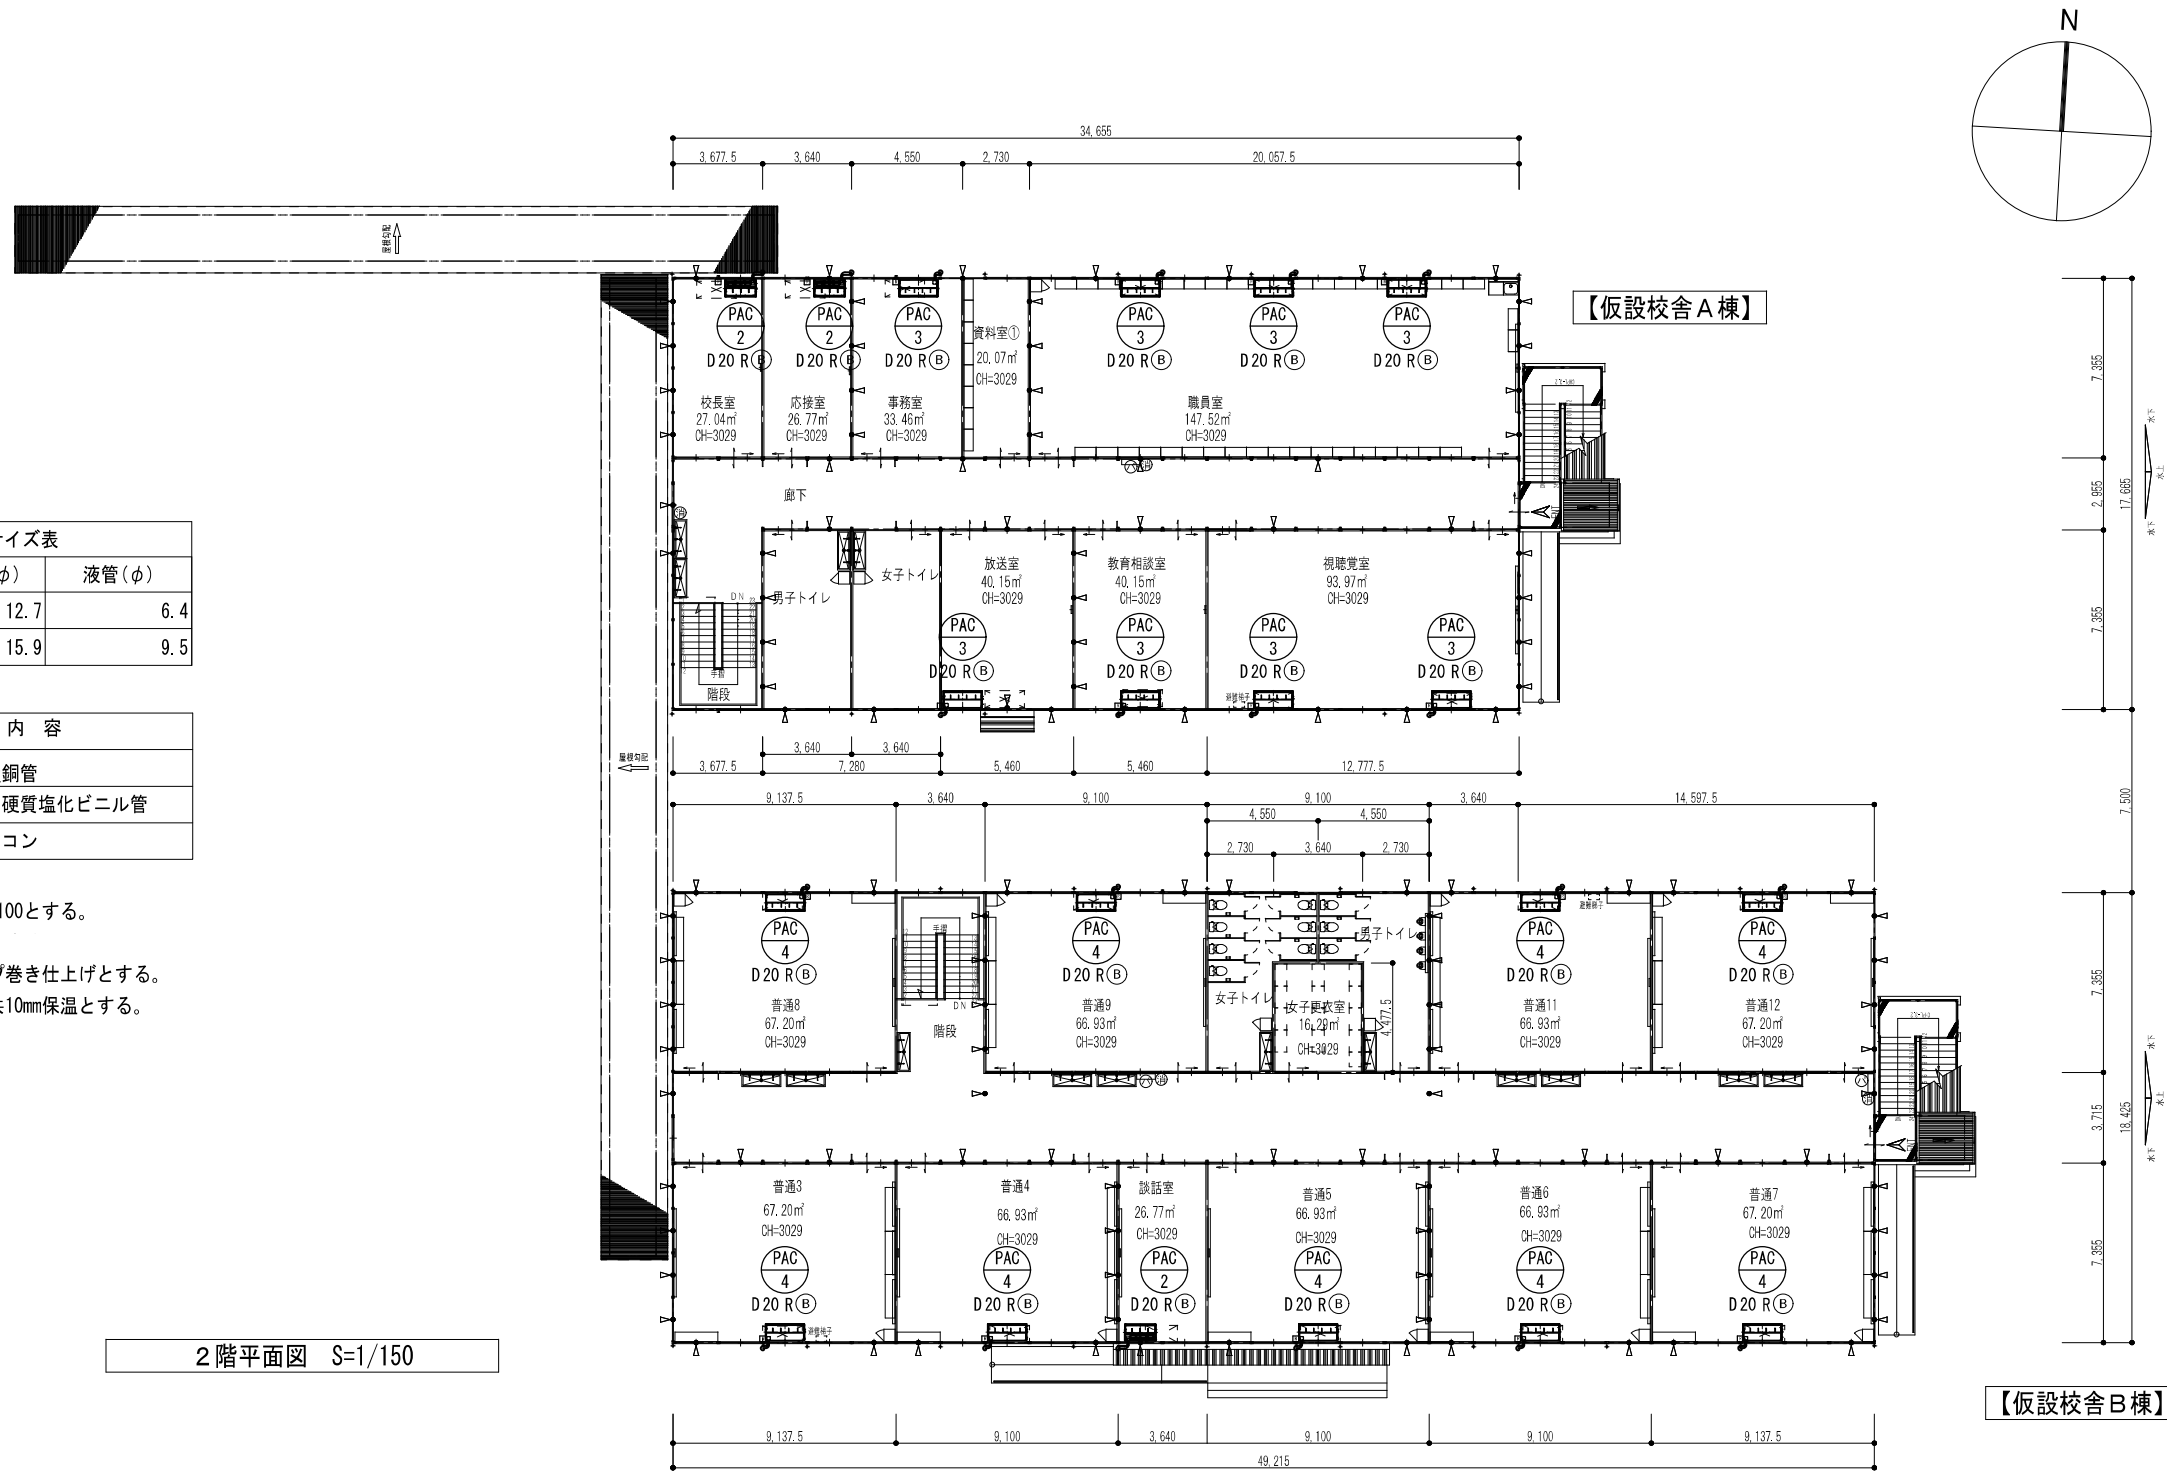

【仮設校舎B棟】

工事名	岡山市立西小中学校仮設校舎資費費 (その2)	協同組合アヲラ
図 面	空調設備2階平面図	代表建築 小寺 番 一級建築士事務所岡山県会館建設部31357号 岡山市北区上三軒屋2-1-1岡山市会館2階 上三軒屋建設事務所 TEL 086-246-2289 FAX 086-246-2232
N.O.	岡山市都市整備局住宅政策部公共建築課	令和 7 年 3 月
M	課 長 担当課長 課長候補 係 長 主任 担当	承認 承認 承認 承認
003		

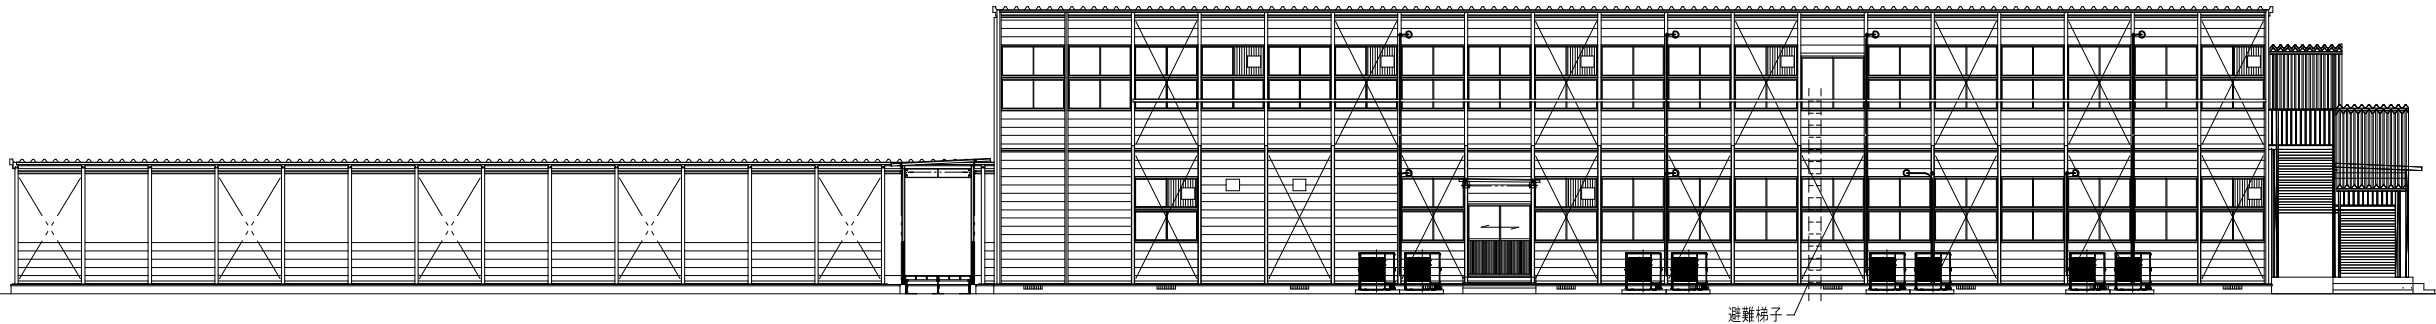

【仮設渡り廊下A】


【A棟】

南面立面図

S=1/100

冷媒管サイズ表		
記号	ガス管(φ)	液管(φ)
Ⓐ	12.7	6.4
Ⓑ	15.9	9.5

記号	内 容
— R —	冷媒用被覆銅管
— D —	ドレン管用硬質塩化ビニル管

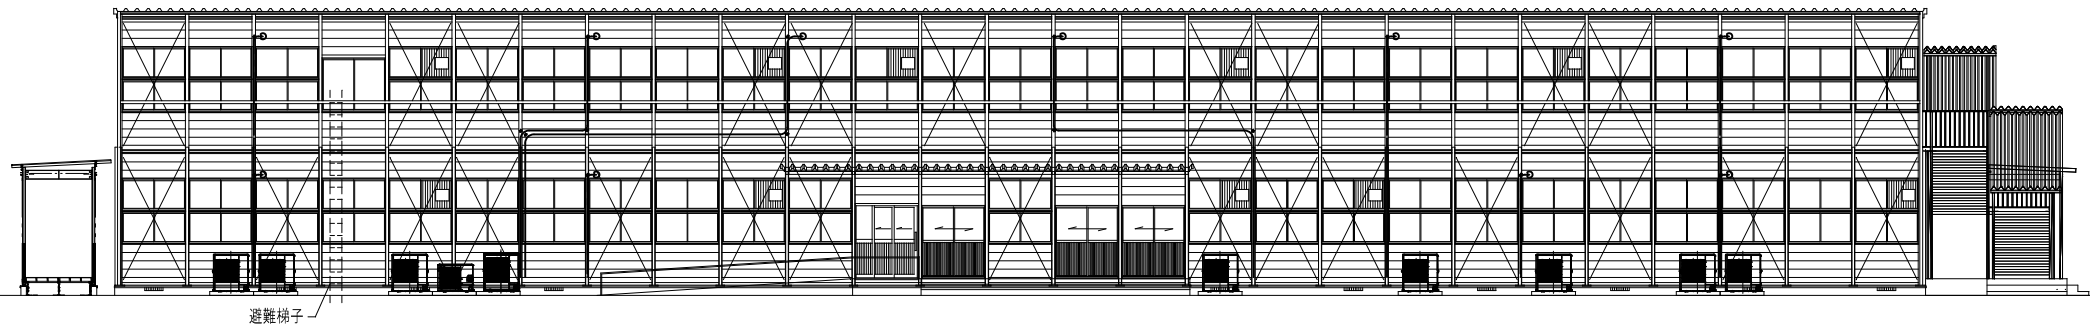


注記)

- ドレン管の勾配は 1/100とする。
- 室外露出配管はテープ巻き仕上げとする。
- 冷媒管はガス管液管共10mm保温とする。

【B棟】

南面立面図

S=1/100

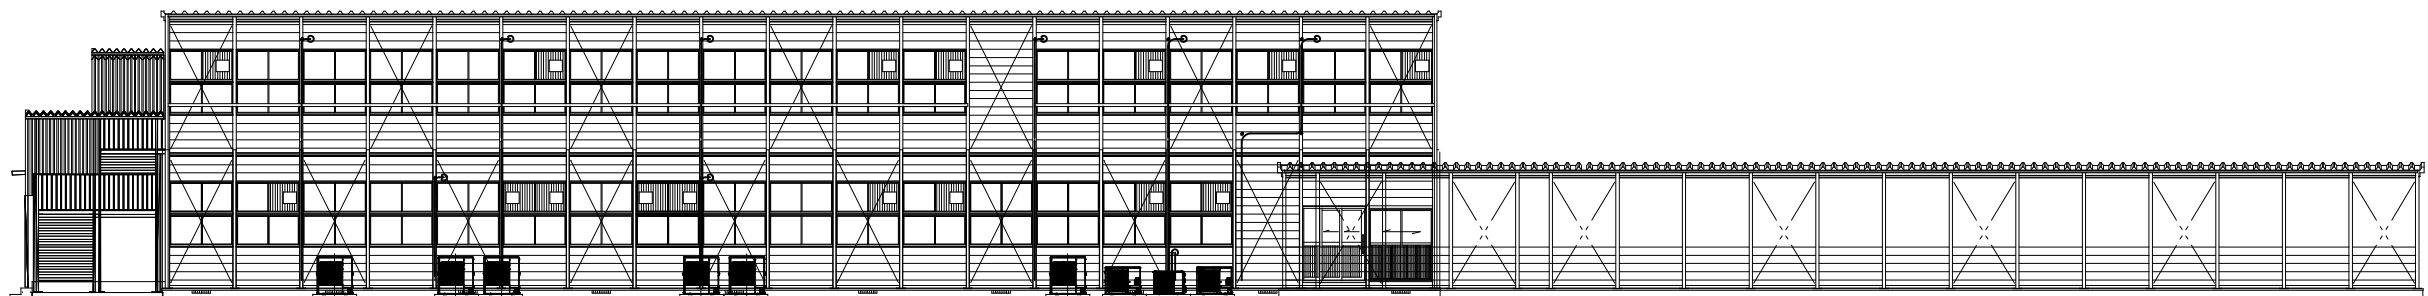


【A棟】

【仮設渡り廊下A】

北面立面図

S=1/100

工事名	岡山市立西小学校仮設校舎貸借 (その2)			協同総合アゴラ			
図 面	空調設備立面図 1	縮 尺	A1 : 1/100 A2 : 1/200	代表理事 小寺 喬 一般建築士事務所岡山県知事登録第13057号 建築師兼士 一般建築士 第65336号 増上孝雄 岡山市北区柳田三丁目11番20号 TEL:086-246-2288 FAX:086-246-2232			
N o .	岡山市都市整備局住宅建築部公共建築課	令 和	7 年	3 月	課 長	担当課長	課長補佐
M					係 長	主 任	担 当
0.04					承 部	校 園	製 図

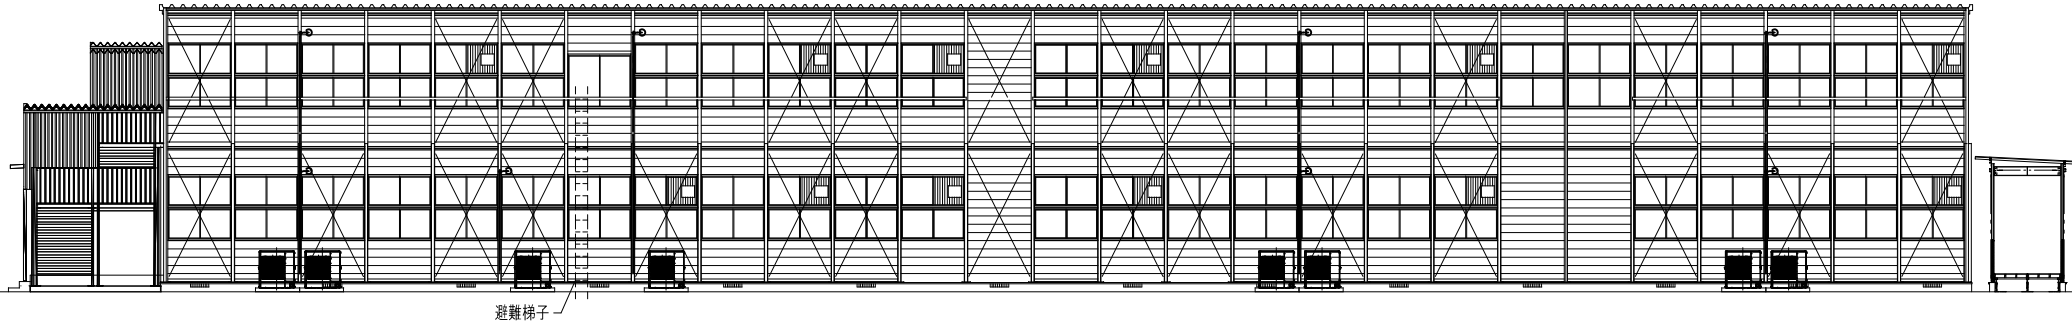


【B棟】

北面立面図

S=1/100

冷媒管サイズ表		
記号	ガス管(φ)	液管(φ)
Ⓐ	12.7	6.4
Ⓑ	15.9	9.5

記号	内 容
— R —	冷媒用被覆銅管
— D —	ドレン管用硬質塩化ビニル管

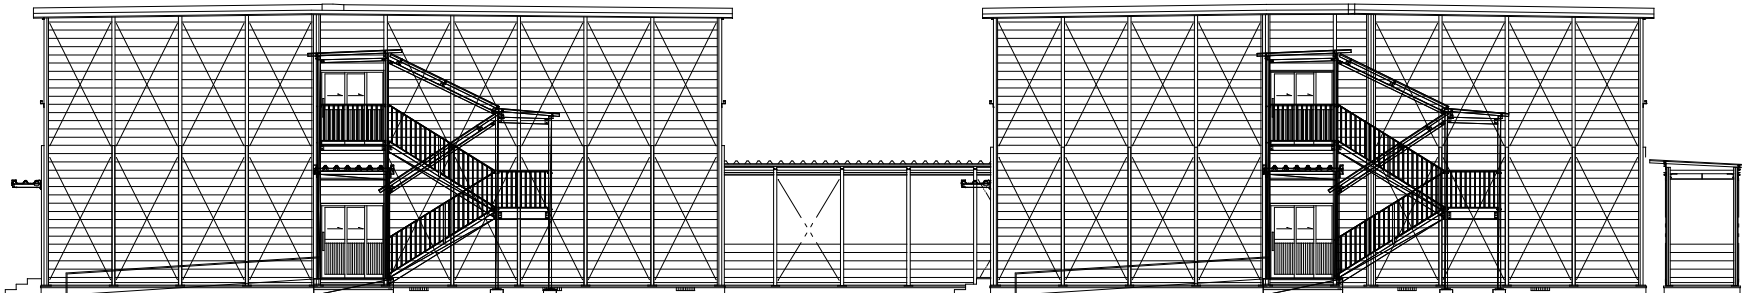


【B棟】

【A棟】

東面立面図

S=1/100

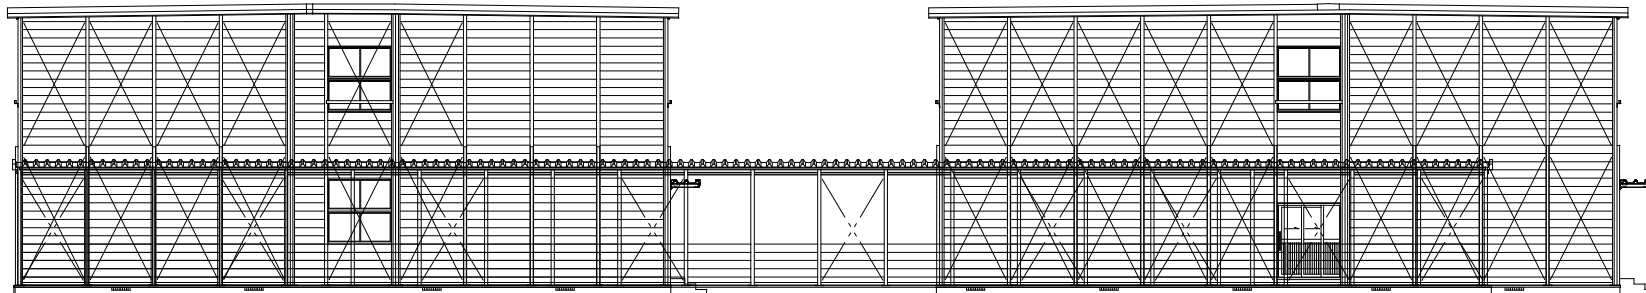

【A棟】

【仮設渡り廊下B】


【B棟】

西面立面図

S=1/100

- 注記)
- ドレン管の勾配は 1/100とする。
 - 室外露出配管はテープ巻き仕上げとする。
 - 冷媒管はガス管液管共10mm保温とする。



工事名		岡山市立西小学校仮設校舎貸借費（その2）		協同総合アゴラ	
図 面	空調設備立面図 2	縮 尺		代表理事 小寺 壽	
		A1 : 1/100 A3 : 1/200		一般建築士事務所岡山県知事登録第13057号 国土建設士 一般建築士 第05336号 地上準則 岡山市北区柳町三丁目11番20号 TEL:086-246-2288 FAX:086-246-2232	
No.		岡山市都市整備局住宅建設部公共建築課		令和 7 年 3 月	
M 0.05		課 長	担当課長	課長補佐	係 長
		主 任	担 当	承 認	校 図
		監 製			

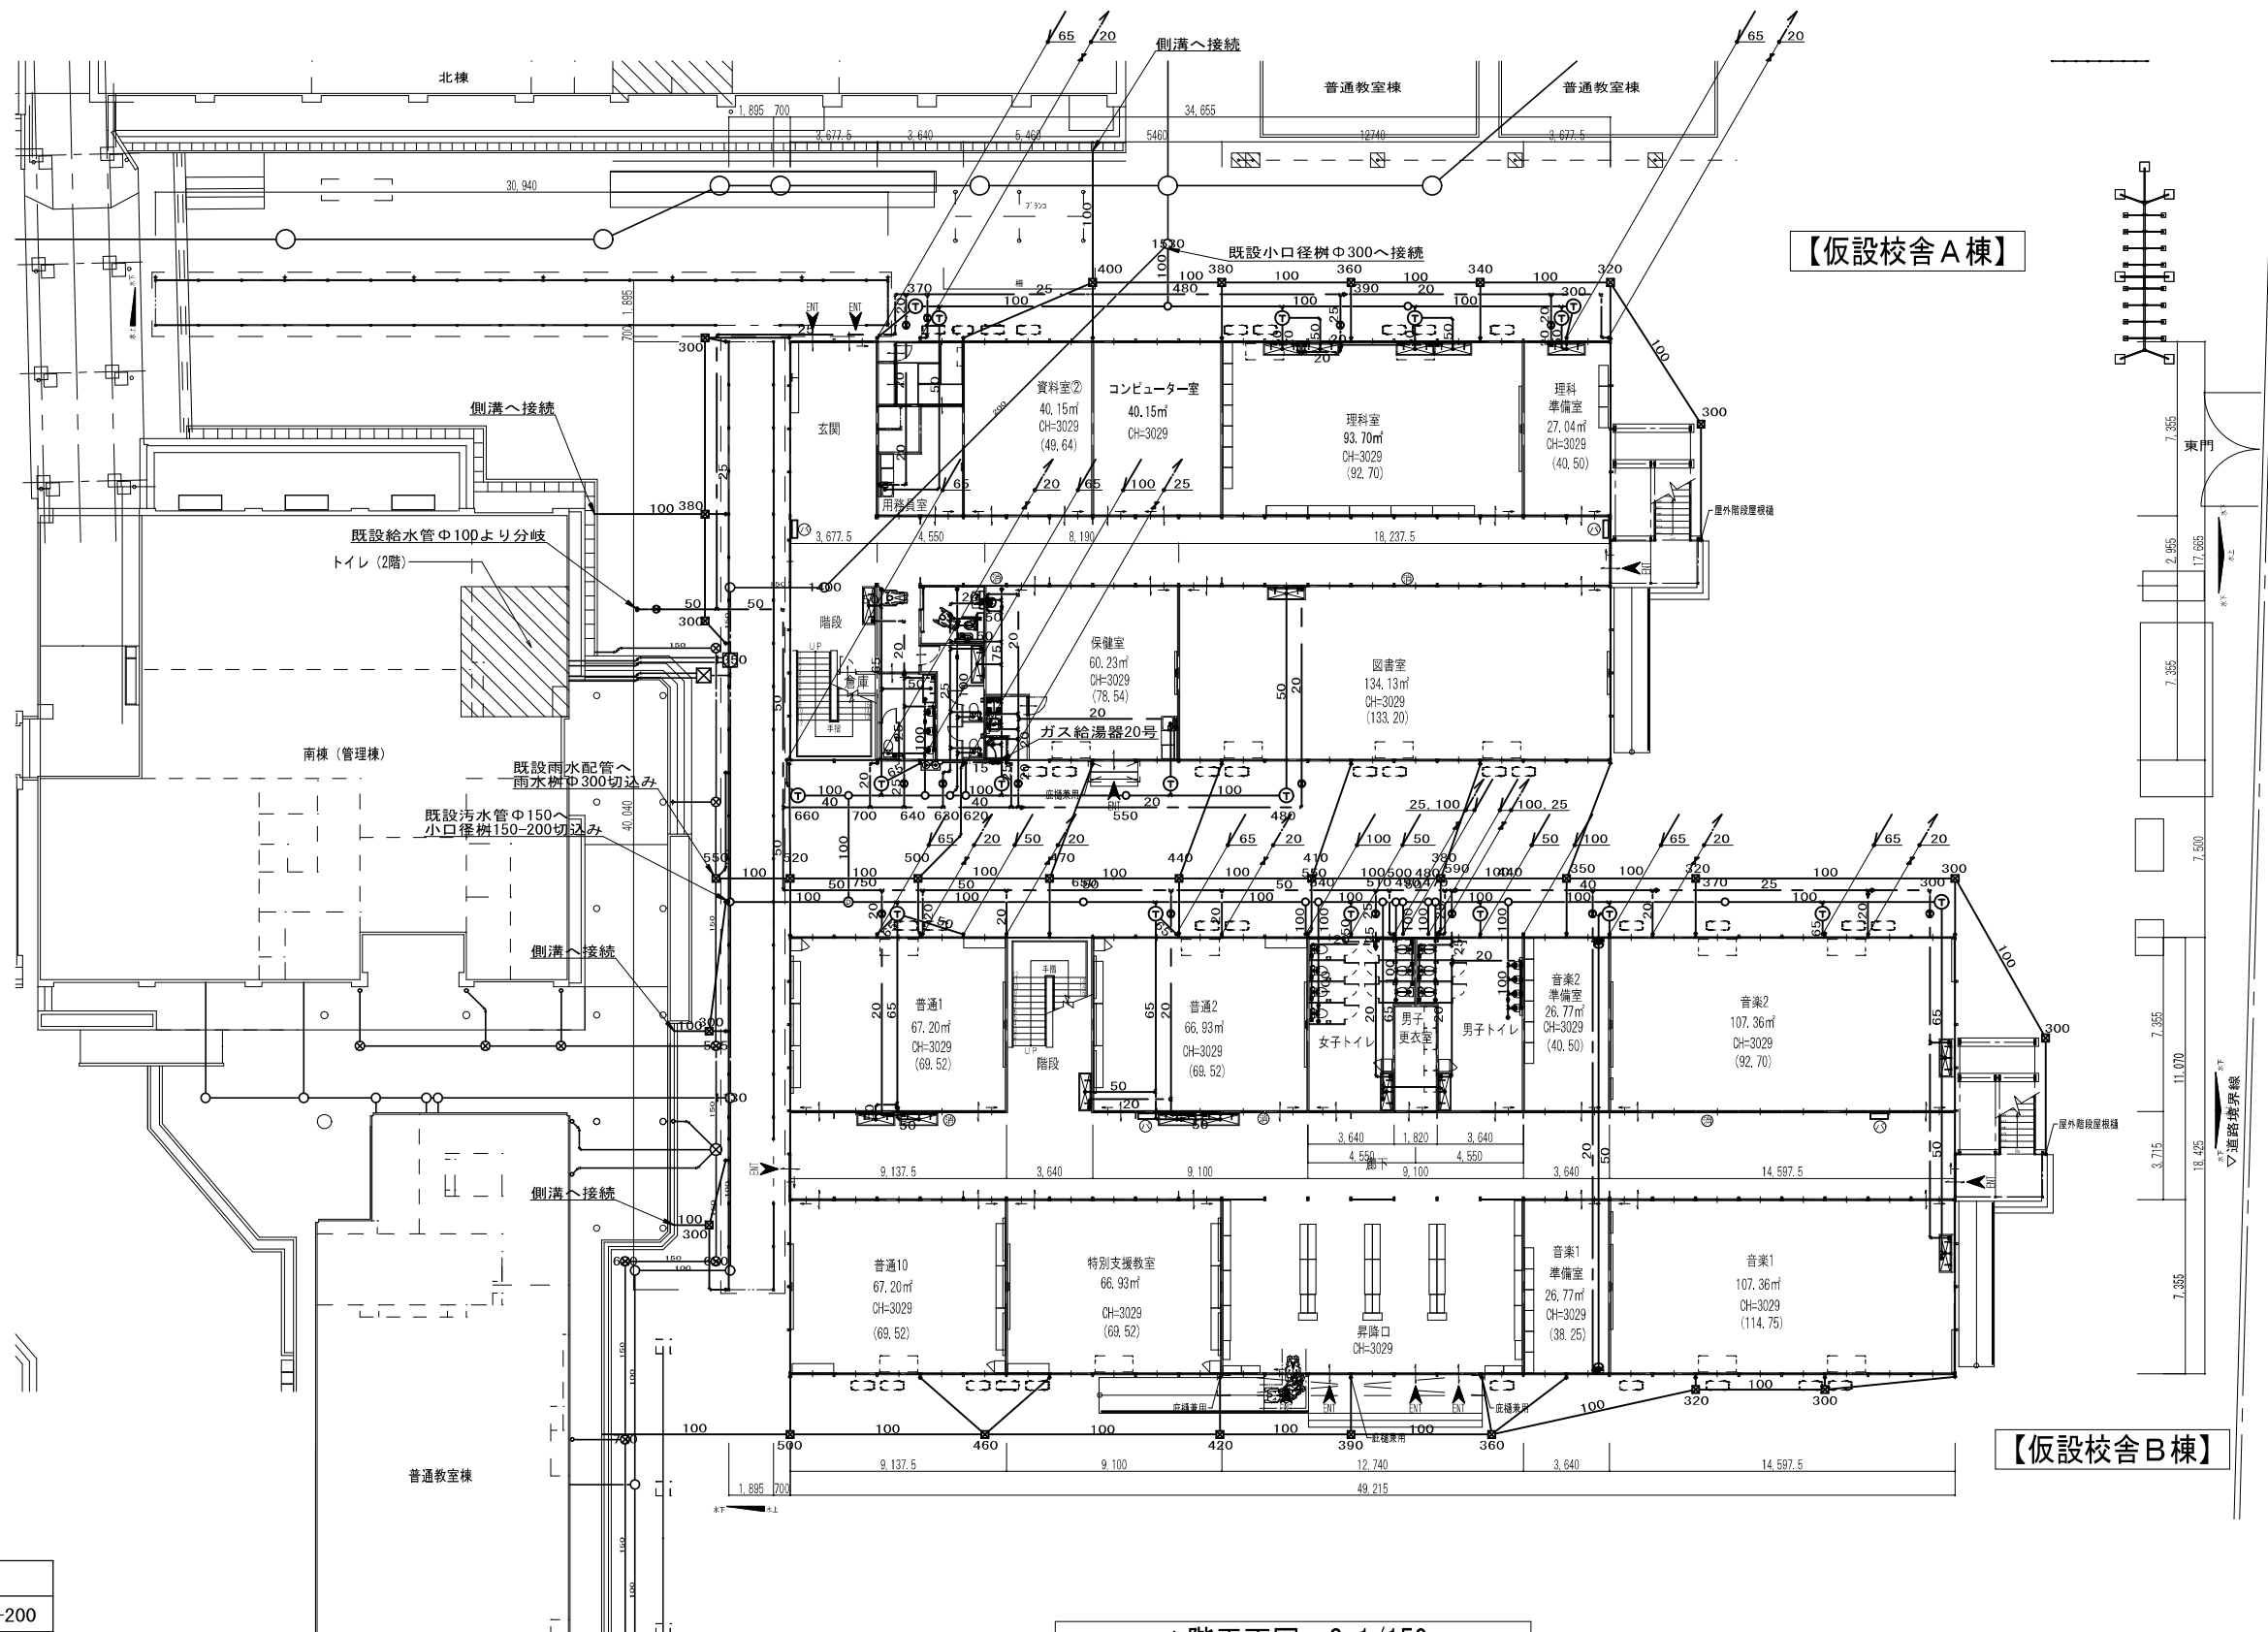

凡 例		
○	小口径汚水樹	100-200
⊕	トラップ樹	φ300
⊗	雨水樹	φ300
⊗	ゲート弁	5K

管 材		
給水	H1VP	耐衝撃性硬質塩化ビニール管
排水	VU	硬質塩化ビニール管

工事名	岡山市立西小学校仮設校舎資質借(その2)			協同組合アブラ		
図 面	給排水設備 1階平面図(兼配置図)	縮 尺	A1:1/150 A3:1/300	代表理事	小寺 善	
N o.	岡山市都市整備局住宅建設部公共建築課			一般建築士事務所岡山県知事登録第1507号	岡山県岡山市北区山崎町3丁目1番20号	
M	課 長	担当課長	課長補佐	係 長	主任	担当
006					承認	検 査

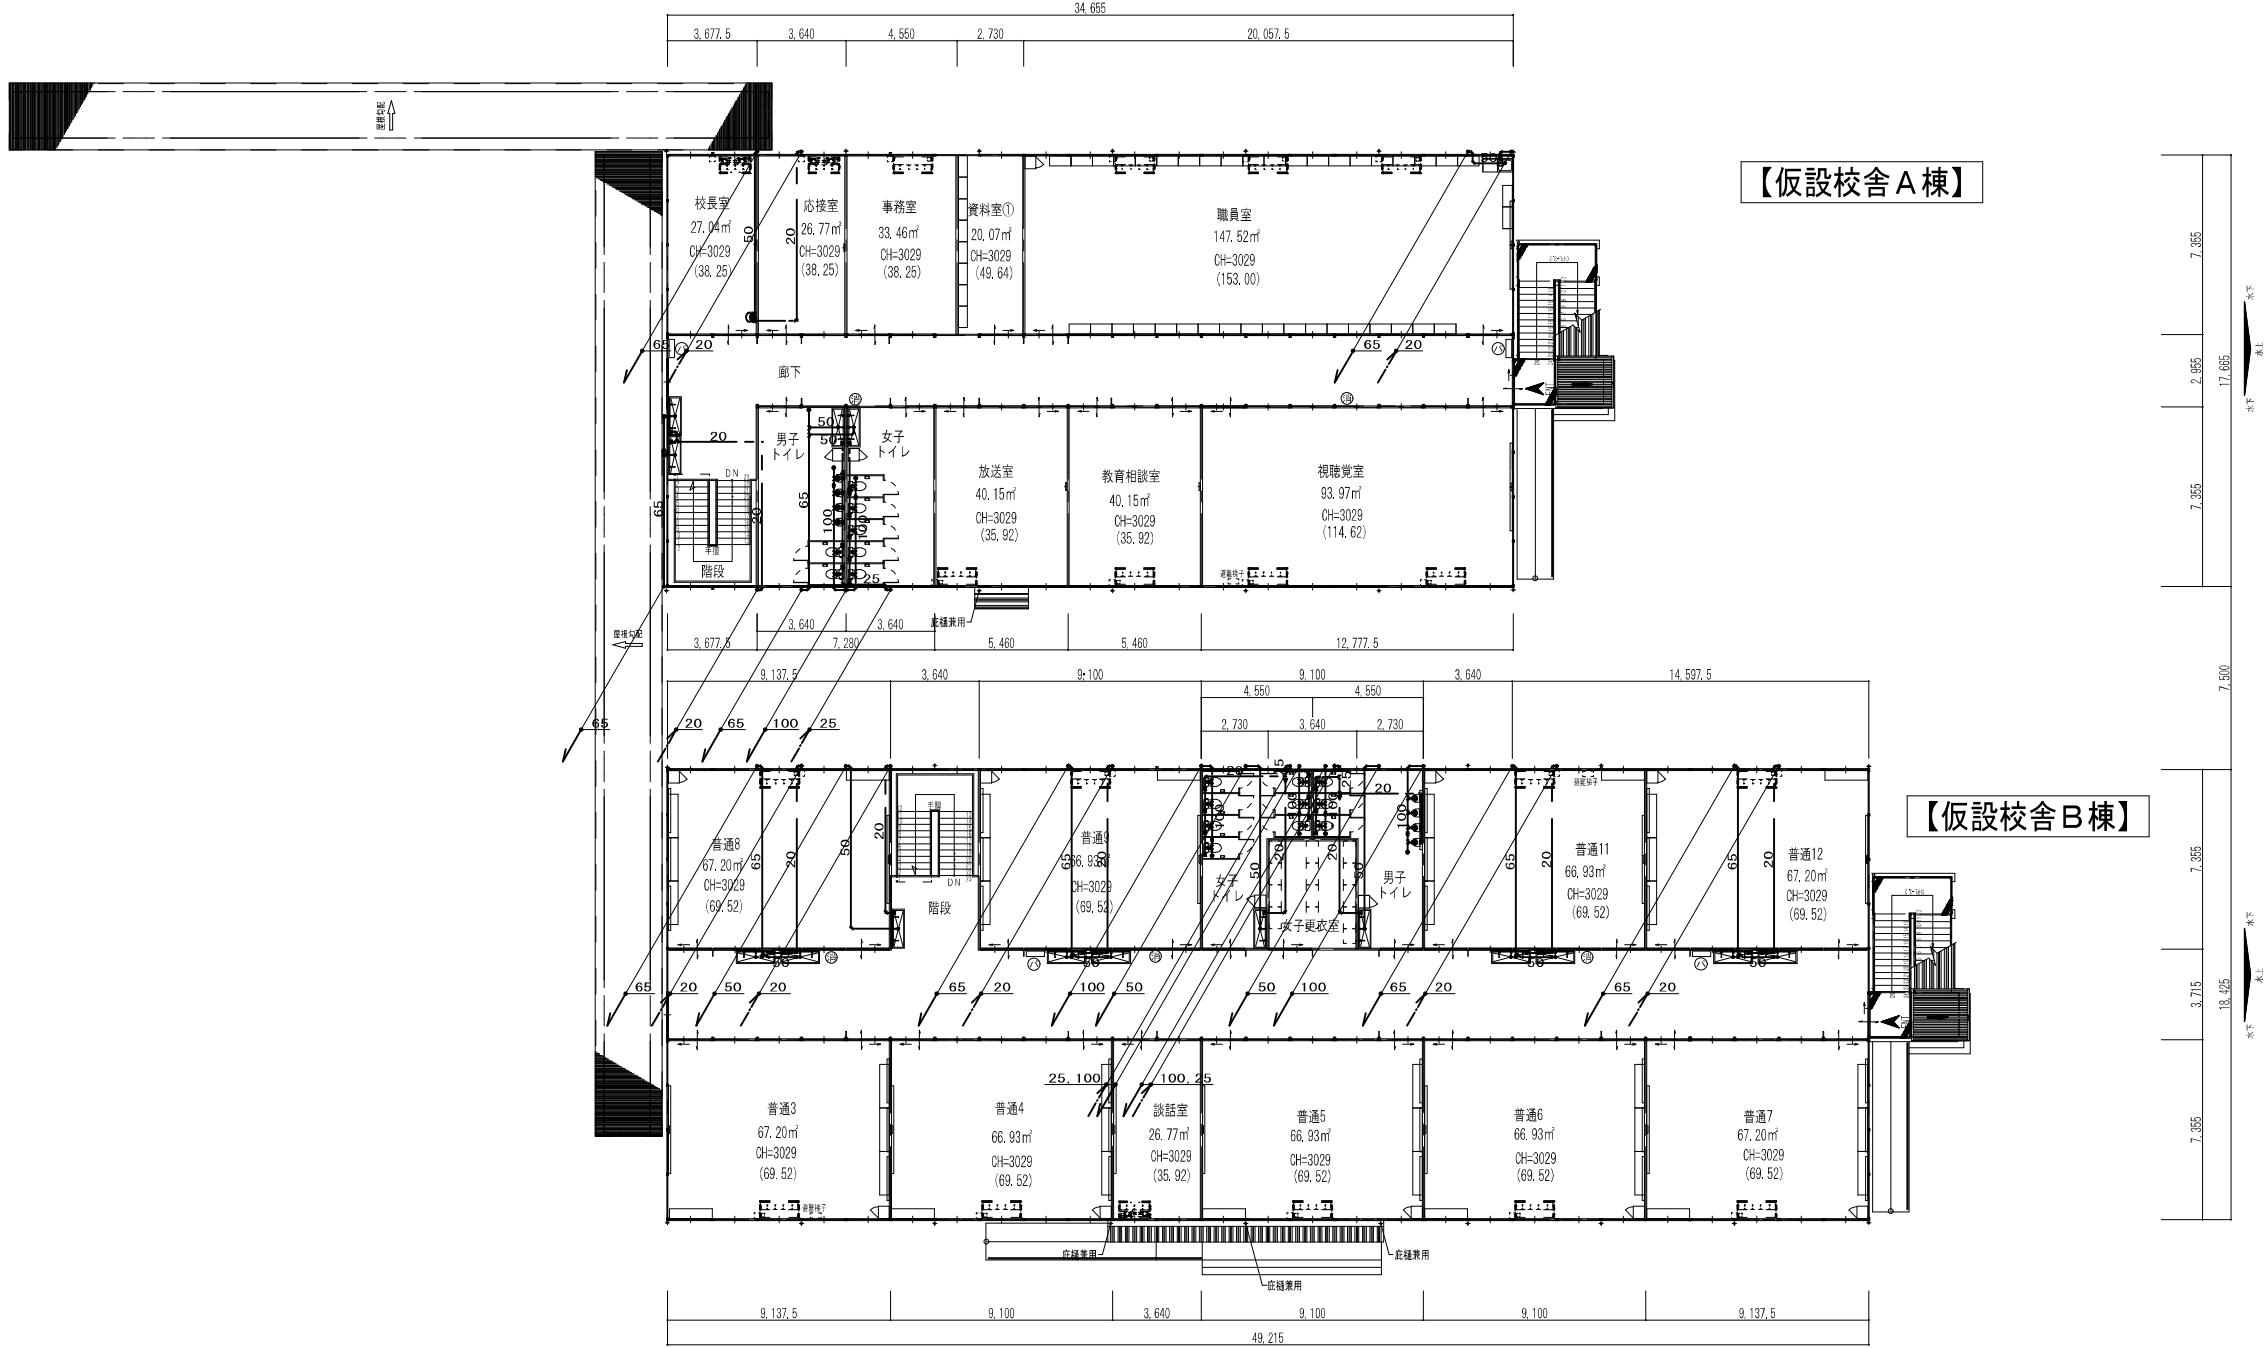 

2階平面図(兼配置図) S=1/150

管 材		
給水	HIVP	耐衝撃性硬質塩化ビニール管
排水	VU	硬質塩化ビニール管

工事名		岡山市立西小学校仮設校舎貸借(その2)		協同組合アコラ	
図面	給排水設備 2階平面図(兼配置図)	縮尺	A1:1/150 A3:1/300	代表理事 小寺 希	
				一般建築士事務所岡山県知事登録第1305号 岡山市北区野間三丁目11番20号 TEL:086-246-2288 FAX:086-246-2222	
No.	岡山市都市整備局住宅建築部公共建築課			令和 7 年 3 月	
M	課長	担当部長	部長補佐	係長	主任担当
007					