
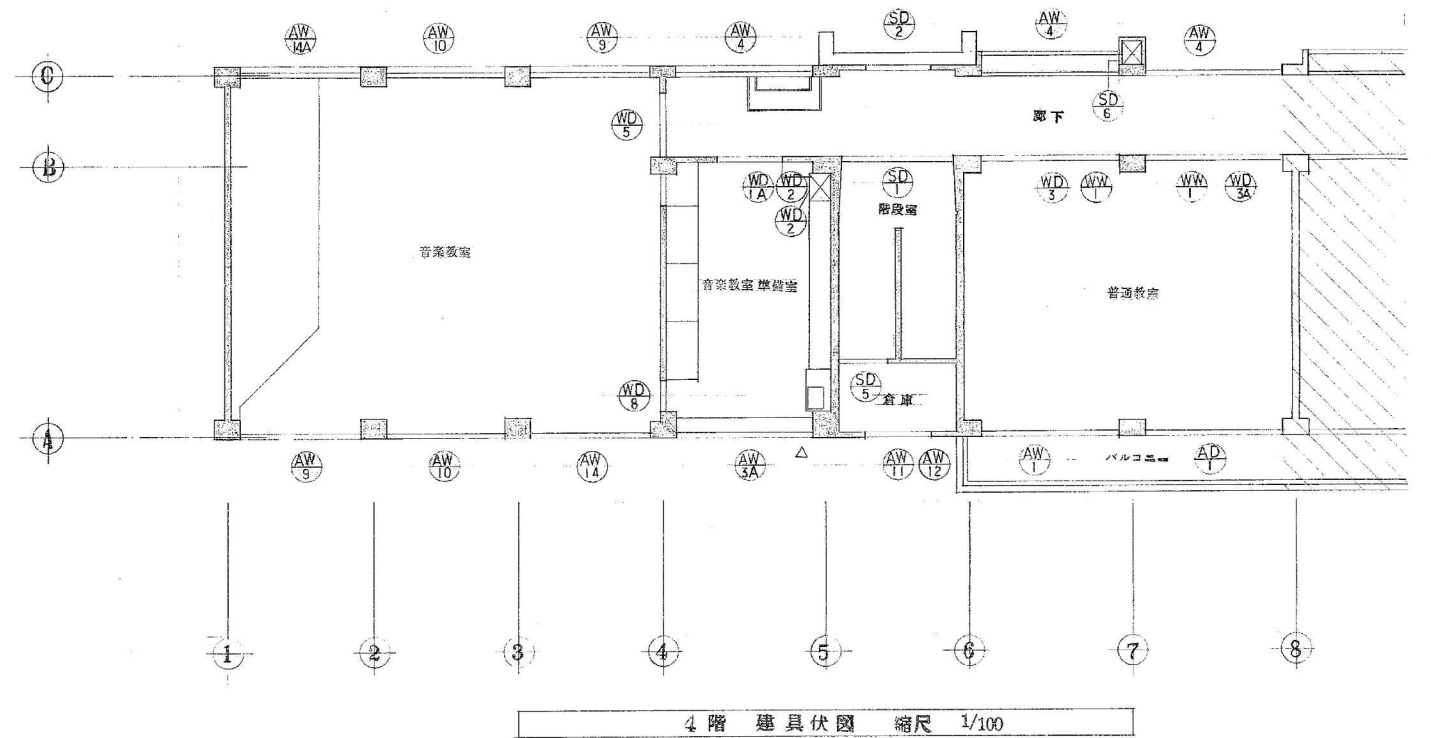
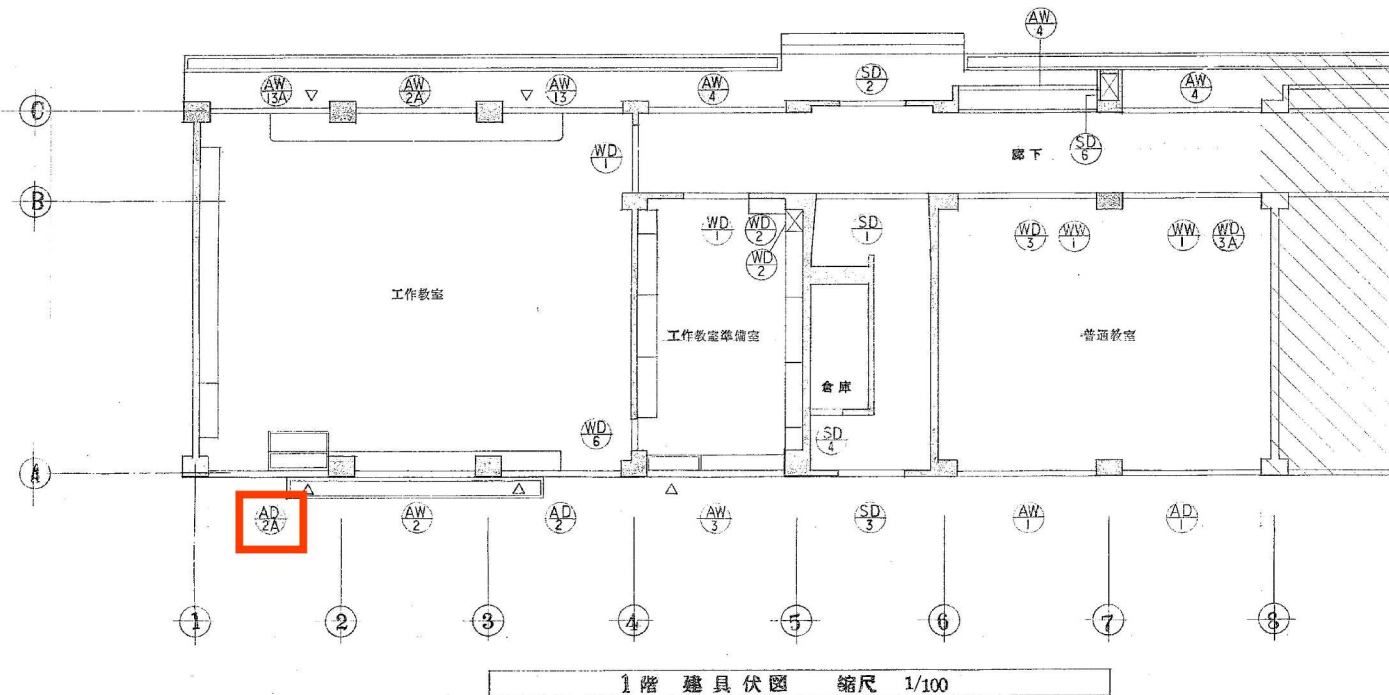
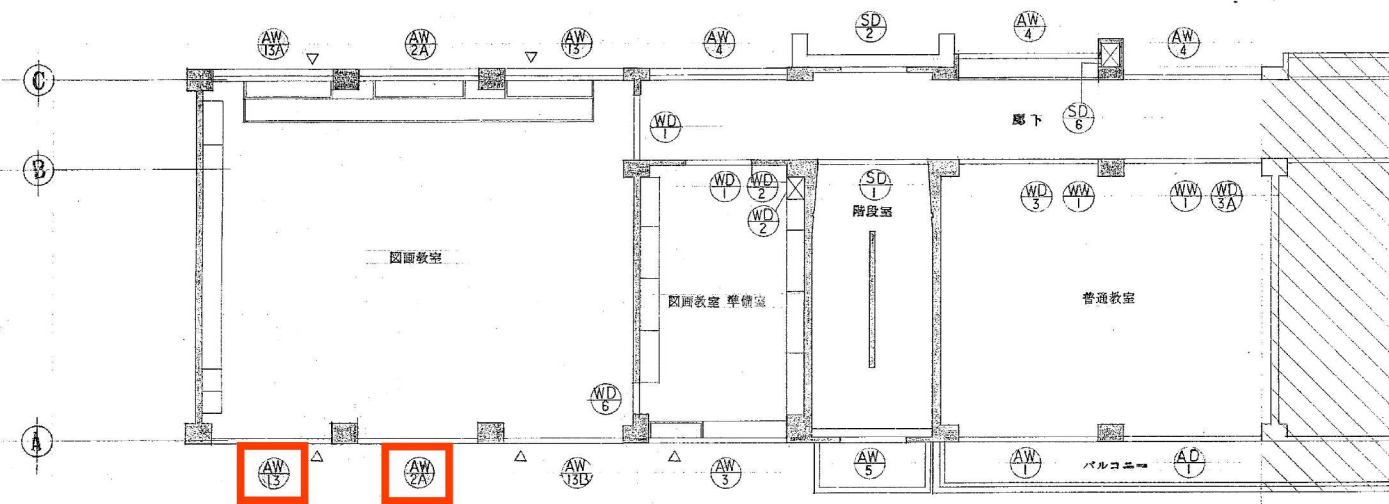


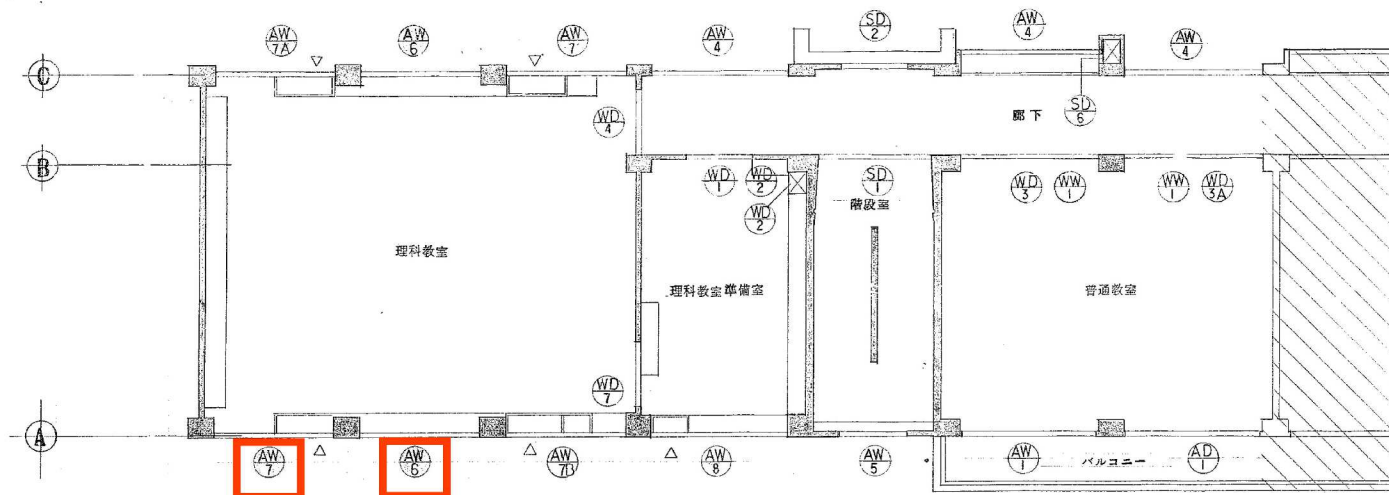


一 註 記 -

△印ハ換気扇(300φ)取付用アルミハネル@2% (7種防炎中絶品トスル)
取付箇所(ラマ部)ヲ示ス。


○ 建物の外側の部分の建具を示す。

工事名	岡山市立浦安小学校校舎増築	図面	1~4階建具伏図	縮尺	1/100	頁	24/36
図面	岡山市建設局建築部	55	7				
建築士	岡山市建設局建築部						
設備課	岡山市建設局建築部						


金型製 建具表 縮尺 1/50 ※ 図中7Lセツトは2重口、7L2重																
記号	数量	SD-1	4	SD-2	4	SD-3	1	SD-4	1	SD-5	1	SD-6	4	AW-14 14A	1	1
形状寸法																
名称	見込	面開フラッシュ戸	86%	面開フラッシュ戸	86%	面開フラッシュ戸	86%	面開フラッシュ戸	86%	面開フラッシュ戸	86%	面開フラッシュ戸	86%	上部ラマ付片引窓 (エア-タイト)	70%	70%
仕上	明子	スチール OP		スチール OP		スチール OP		スチール OP		スチール OP		スチール OP		アルミ		
錠		錠		シリエンター本締錠		シリエンター本締錠		シリエンター本締錠		シリエンター本締錠		シリエンター本締錠		錠		
附属金物		ホトトビシ、横玉、D.C. フランス落		ホトトビシ、横玉、D.C. フランス落		ホトトビシ、横玉、D.C. フランス落		ホトトビシ、横玉、D.C. フランス落		ホトトビシ、横玉、D.C. フランス落		ホトトビシ、横玉、D.C. フランス落		標準金物一式、A.P. 2重水切		
場所		階段室		1~4階 廊下		1階 階段室出入口		1階 倉庫		4階 倉庫		1~4階 バイパスシャフト (廊下)		4階 音楽教室		
記号	数量	AD-1	4	AD-2 2A	1	1	AW-13 13A 13B	3	2	1	AW-12	1	AW-1	4		
形状寸法																
名称	見込	片引連動付引連戸 (上部ラマ付)	70%	片引連動付引連戸 (上部ラマ付)	70%		上部ラマ付引連窓	70%			引連窓	70%	上部ラマ付引連窓	70%		
仕上	明子	アルミ		アルミ			アルミ				アルミ		アルミ			
錠		クレセント		クレセント			クレセント				クレセント		クレセント			
附属金物		標準金物一式、A.P. 2重水切、Tボク ステンレス (W=100、戸車付)		標準金物一式、A.P. 2重水切、Tボク ステンレス (W=100、戸車付)			標準金物一式、A.P. 2重水切				標準金物一式、A.P. 2重水切		標準金物一式、A.P. 2重水切			
場所		1~4階 普通教室		1階 工作教室			1階 工作教室、2階 図画教室				4階 倉庫		1~4階 普通教室			
記号	数量	AW-2 2A	1	3	AW-3 3A	2	1	AW-4	12	AW-5	2	AW-6	2			
形状寸法																
名称	見込	上部ラマ付引連窓	70%		上部ラマ付引連窓	70%		引連窓	70%	引連窓	70%	上部ラマ付引連窓	70%			
仕上	明子	アルミ			アルミ			アルミ		アルミ		アルミ				
錠		クレセント			クレセント			クレセント		クレセント		クレセント				
附属金物		標準金物一式、A.P. 2重水切			標準金物一式、A.P. 2重水切			標準金物一式、A.P. 2重水切		標準金物一式、A.P. 2重水切		標準金物一式、A.P. 2重水切				
場所		1階 工作教室、2階 図画教室			1階 工作教室準備室、2階 図画教室準備室、4階 音楽教室準備室			1~4階 廊下		階段室 (踊場)		3階 理科教室				
記号	数量	AW-7 7A 7B	2	1	1	AW-8	1	AW-9	2	AW-10	2	AW-11	1			
形状寸法																
名称	見込	上部ラマ付引連窓	70%		上部ラマ付引連窓	70%		上部ラマ付引連窓 (エア-タイト)	70%	上部ラマ付引連窓 (エア-タイト)	70%	引連窓	70%			
仕上	明子	アルミ			アルミ			アルミ		アルミ		アルミ				
錠		クレセント			クレセント			クレセント		クレセント		クレセント				
附属金物		標準金物一式、A.P. 2重水切			標準金物一式、A.P. 2重水切			標準金物一式、A.P. 2重水切		標準金物一式、A.P. 2重水切		標準金物一式、A.P. 2重水切				
場所		3階 理科教室			3階 理科教室準備室			4階 音楽教室		4階 音楽教室		階段室				

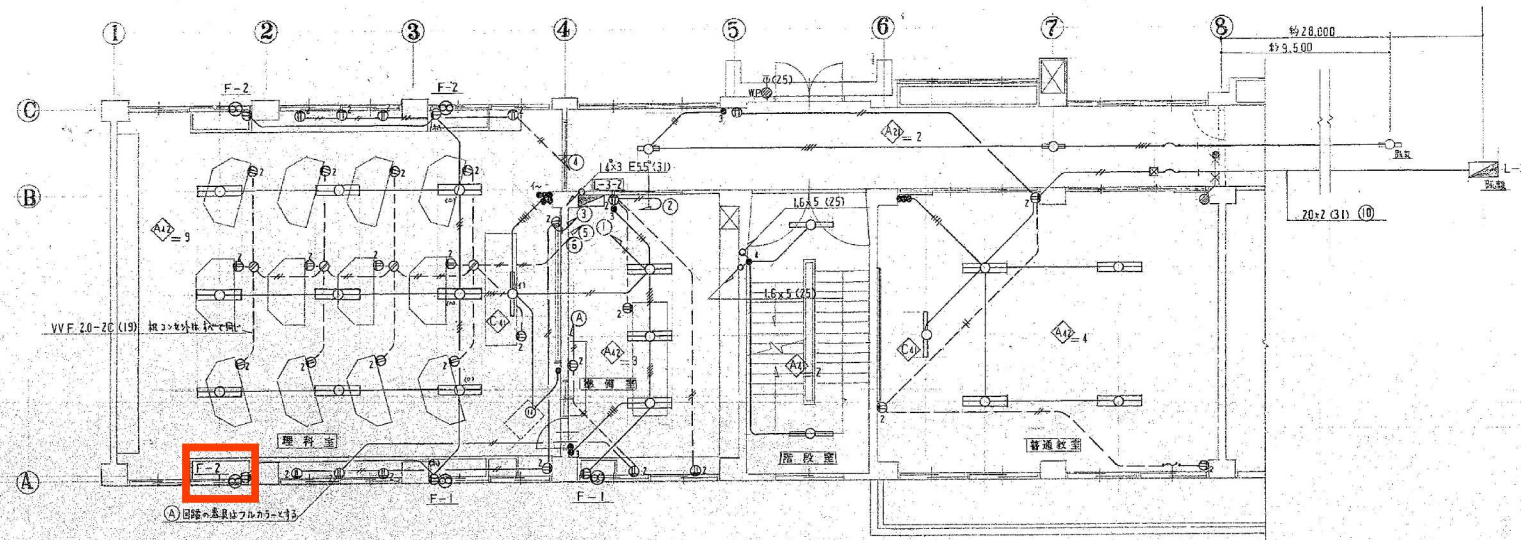

3階電灯コンセント設備平面図 S=1/100

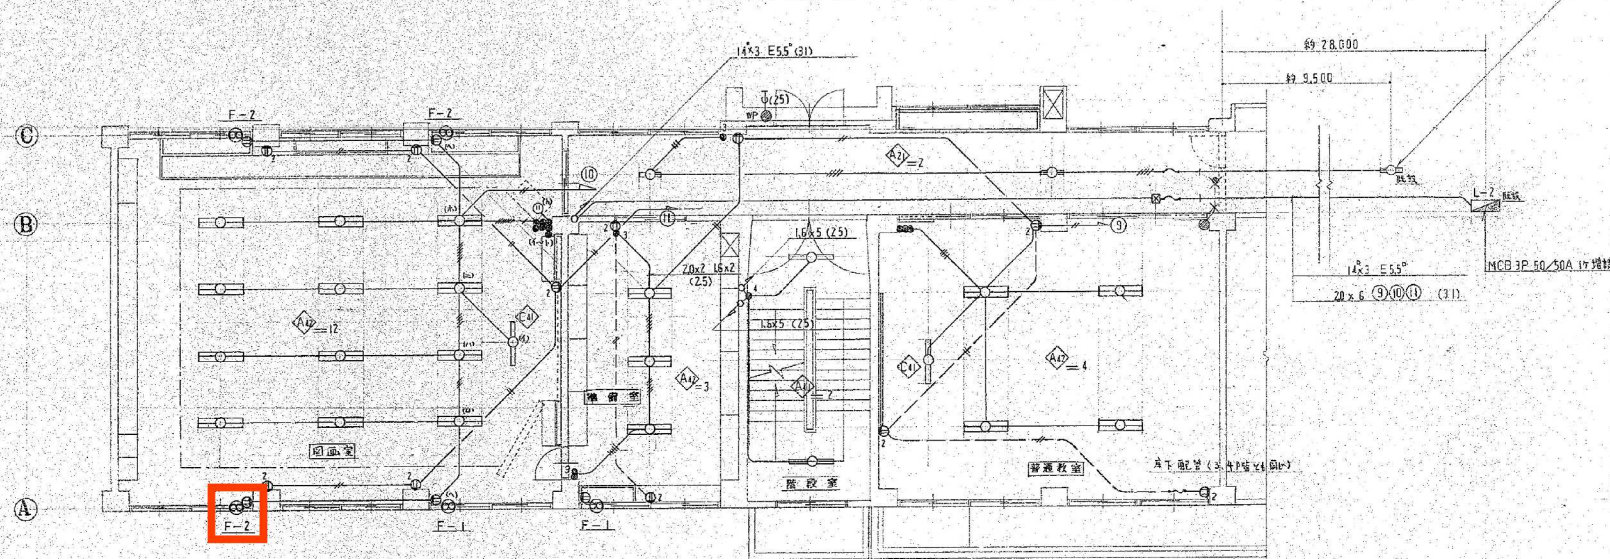

2階電灯コンセント設備平面図 S=1/100

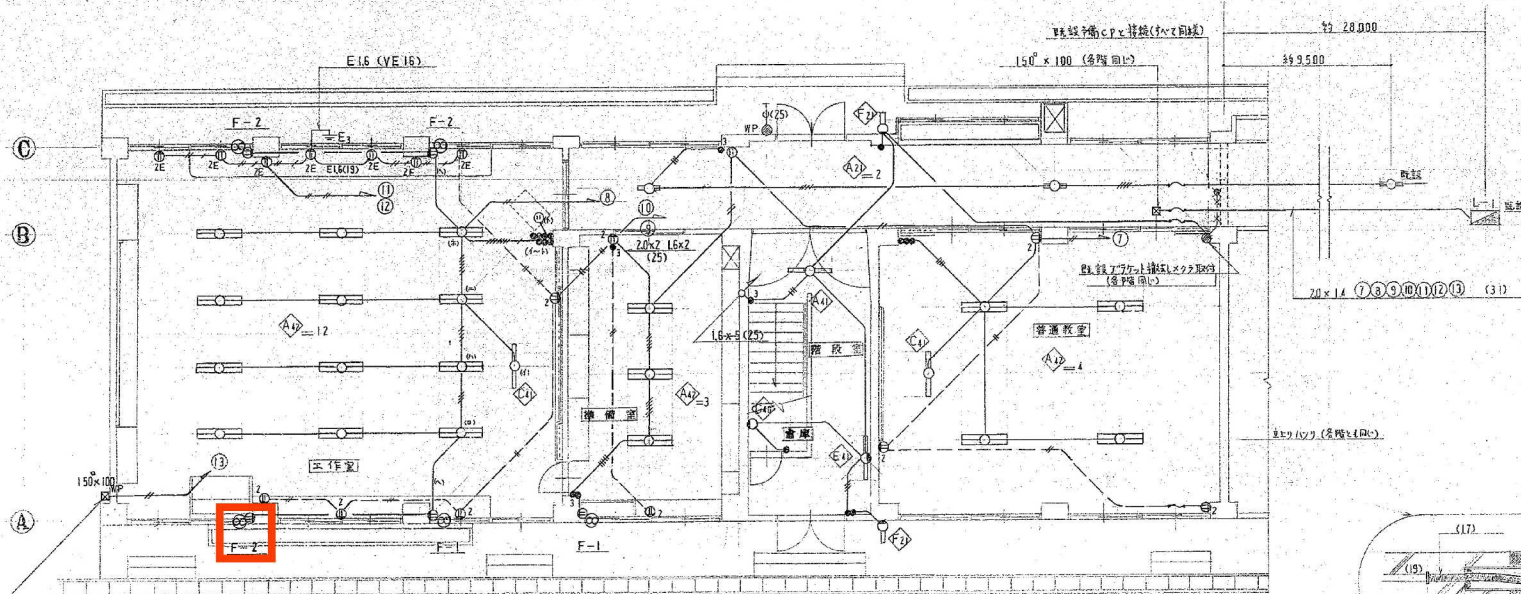

1階電灯コンセント設備平面図 S=1/100

● 特別な配線は次のとおりとする

1.6 x 2	(19)
2.0 x 2	(19)
1.6 x 3	(19)
1.6 x 4	(25)
1.6 x 5	(25)
1.6 x 6	(25)
2.0 x 4	(25)
1.6 x 4 2.0 x 1	(25)
1.6 x 5 2.0 x 1	(25)
1.6 x 7 2.0 x 1	(31)
1.6 x 2 E16	(19)


● 換気扇仕様

記号	サイズ	備考
F-1	30 cm	電動シャッター付き付
F-2	30 "	" 屋外付
F-3	25 "	有圧換気扇、屋外付付 (FD付)


● は2種可とう電線管による

金属管サイズ	可とう電線管サイズ
19	17
25	24
31	30

該建築設備部にあるF3SWをIP-3Wに取替むこと
(参照せよ 図1)

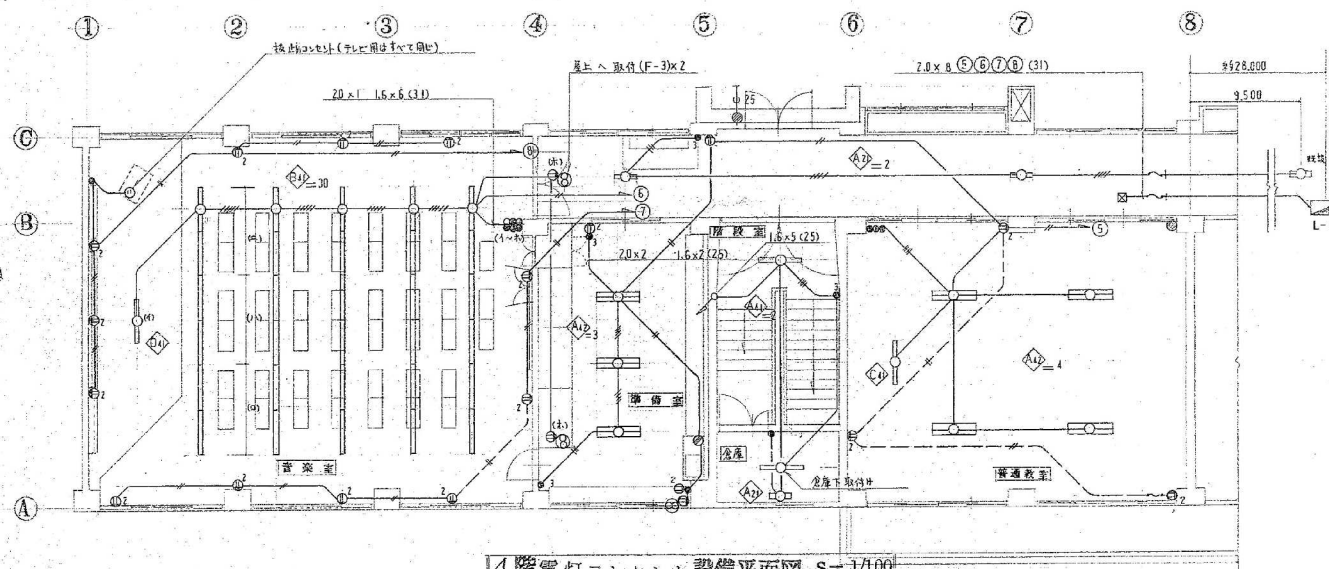

4階電灯コンセント設備平面図 S=1/100

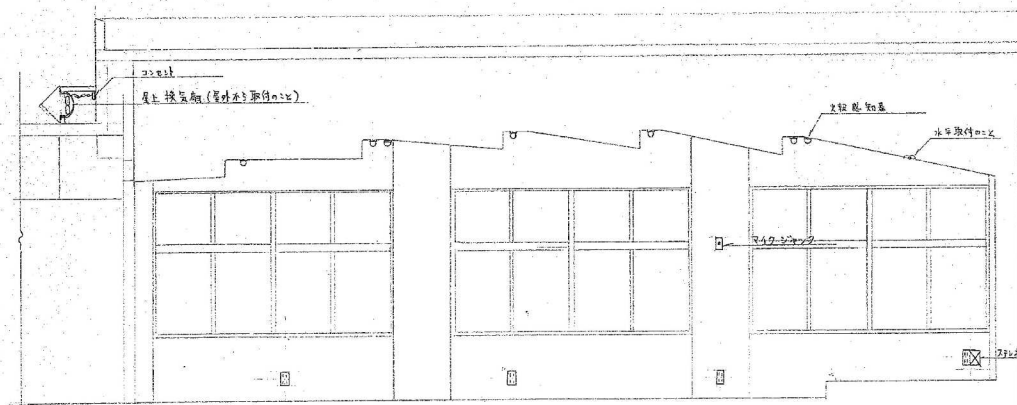

建築立面図 S=1/50

工事名	岡山市立浦安小学校校舎増築工事	図面	電灯コンセント設備平面図	縮尺	1/100・1/50	No.	3/6
設計者	岡山市建設局建築部	監理者	岡山市建設局建築部	設計者	岡山市建設局建築部	監理者	岡山市建設局建築部
建築士	岡山市建設局建築部	建築士	岡山市建設局建築部	建築士	岡山市建設局建築部	建築士	岡山市建設局建築部
設備技師	岡山市建設局建築部	設備技師	岡山市建設局建築部	設備技師	岡山市建設局建築部	設備技師	岡山市建設局建築部

